
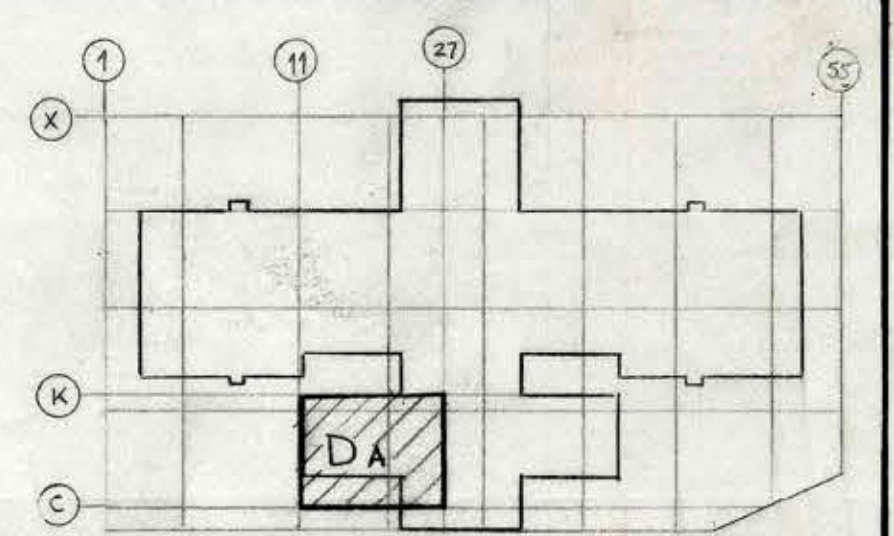


K
J₂
J
I
H
G
F₃
F₂
F
E
D
C

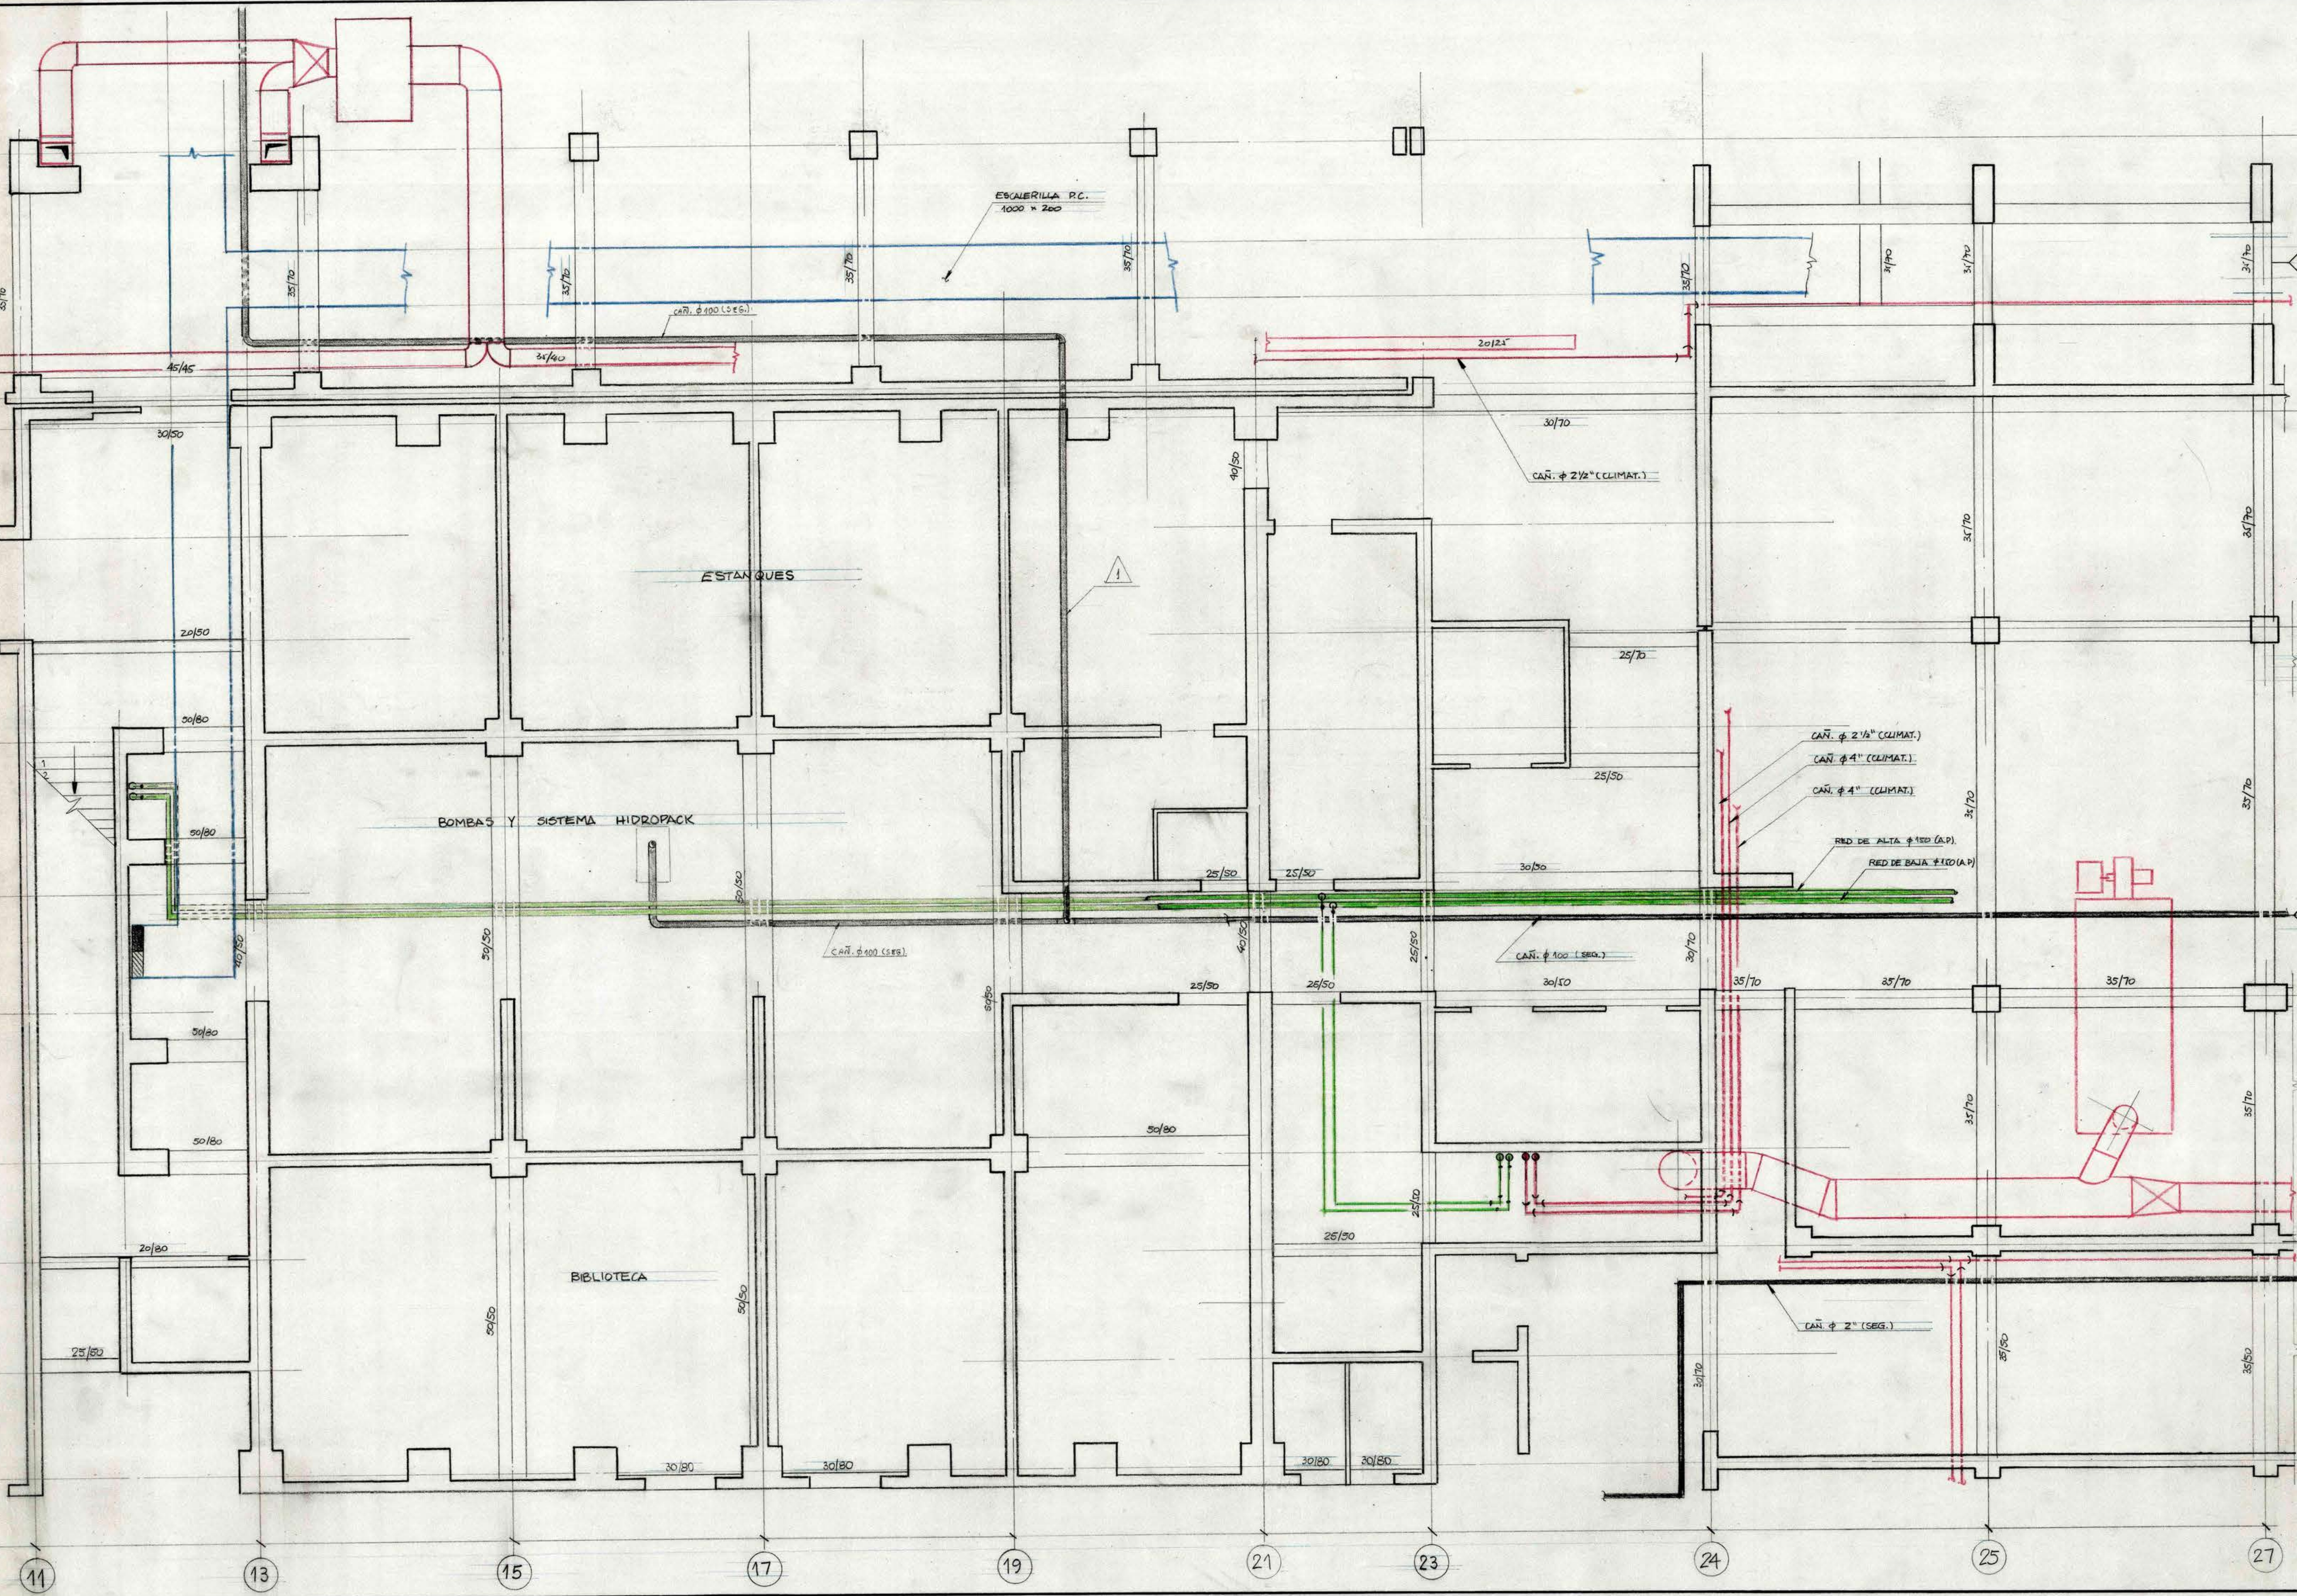

CROQUIS DE UBICACION

NOTAS

1. CROQUIS INFORMATIVO NO APTO PARA CONSTRUCCION.
2. CADA INSTALADOR DEBERA DESARROLLAR EL DETALLE DE SU SISTEMA RESPECTIVO, RESPETANDO LOS TRAZADOS INDICADOS.

PLANOS DE REFERENCIA

Agua Potable	AP	3003-R01
Climatización	CL	11 y 12-R01
Pier. de Incendio	S	02 y 03-R01
Inst. Eléctrica	EL	089 y 091-R01
Arquitectura	ARQ	011 y 012-R01



0 100 200 300
ESCALA 1:50

REVISIONES			
Nº	REVISIONES	FECHA	Vº
1	PROY. ELECT.	11/12/89	1
2	PROY. HIDR.	11/12/89	1
3	PROY. REG.	11/12/89	1
4	PROY. MOP. C.I.	11/12/89	1
INGENIERIA			
EDIFICIO CONGRESO NACIONAL			
CROQUIS REPLANTEO INSTALACIONES			
SECTOR SUBTERRANEO			
NIVEL -3.60 a ±0.00			
CENTRAL TERMICA-SUBELECTRICA			
SISTEMAS DE: A.P.-S.-EL			
DIB. FAZ	PROY. F.F.S.	FECHA: DIC/89	REV 1