


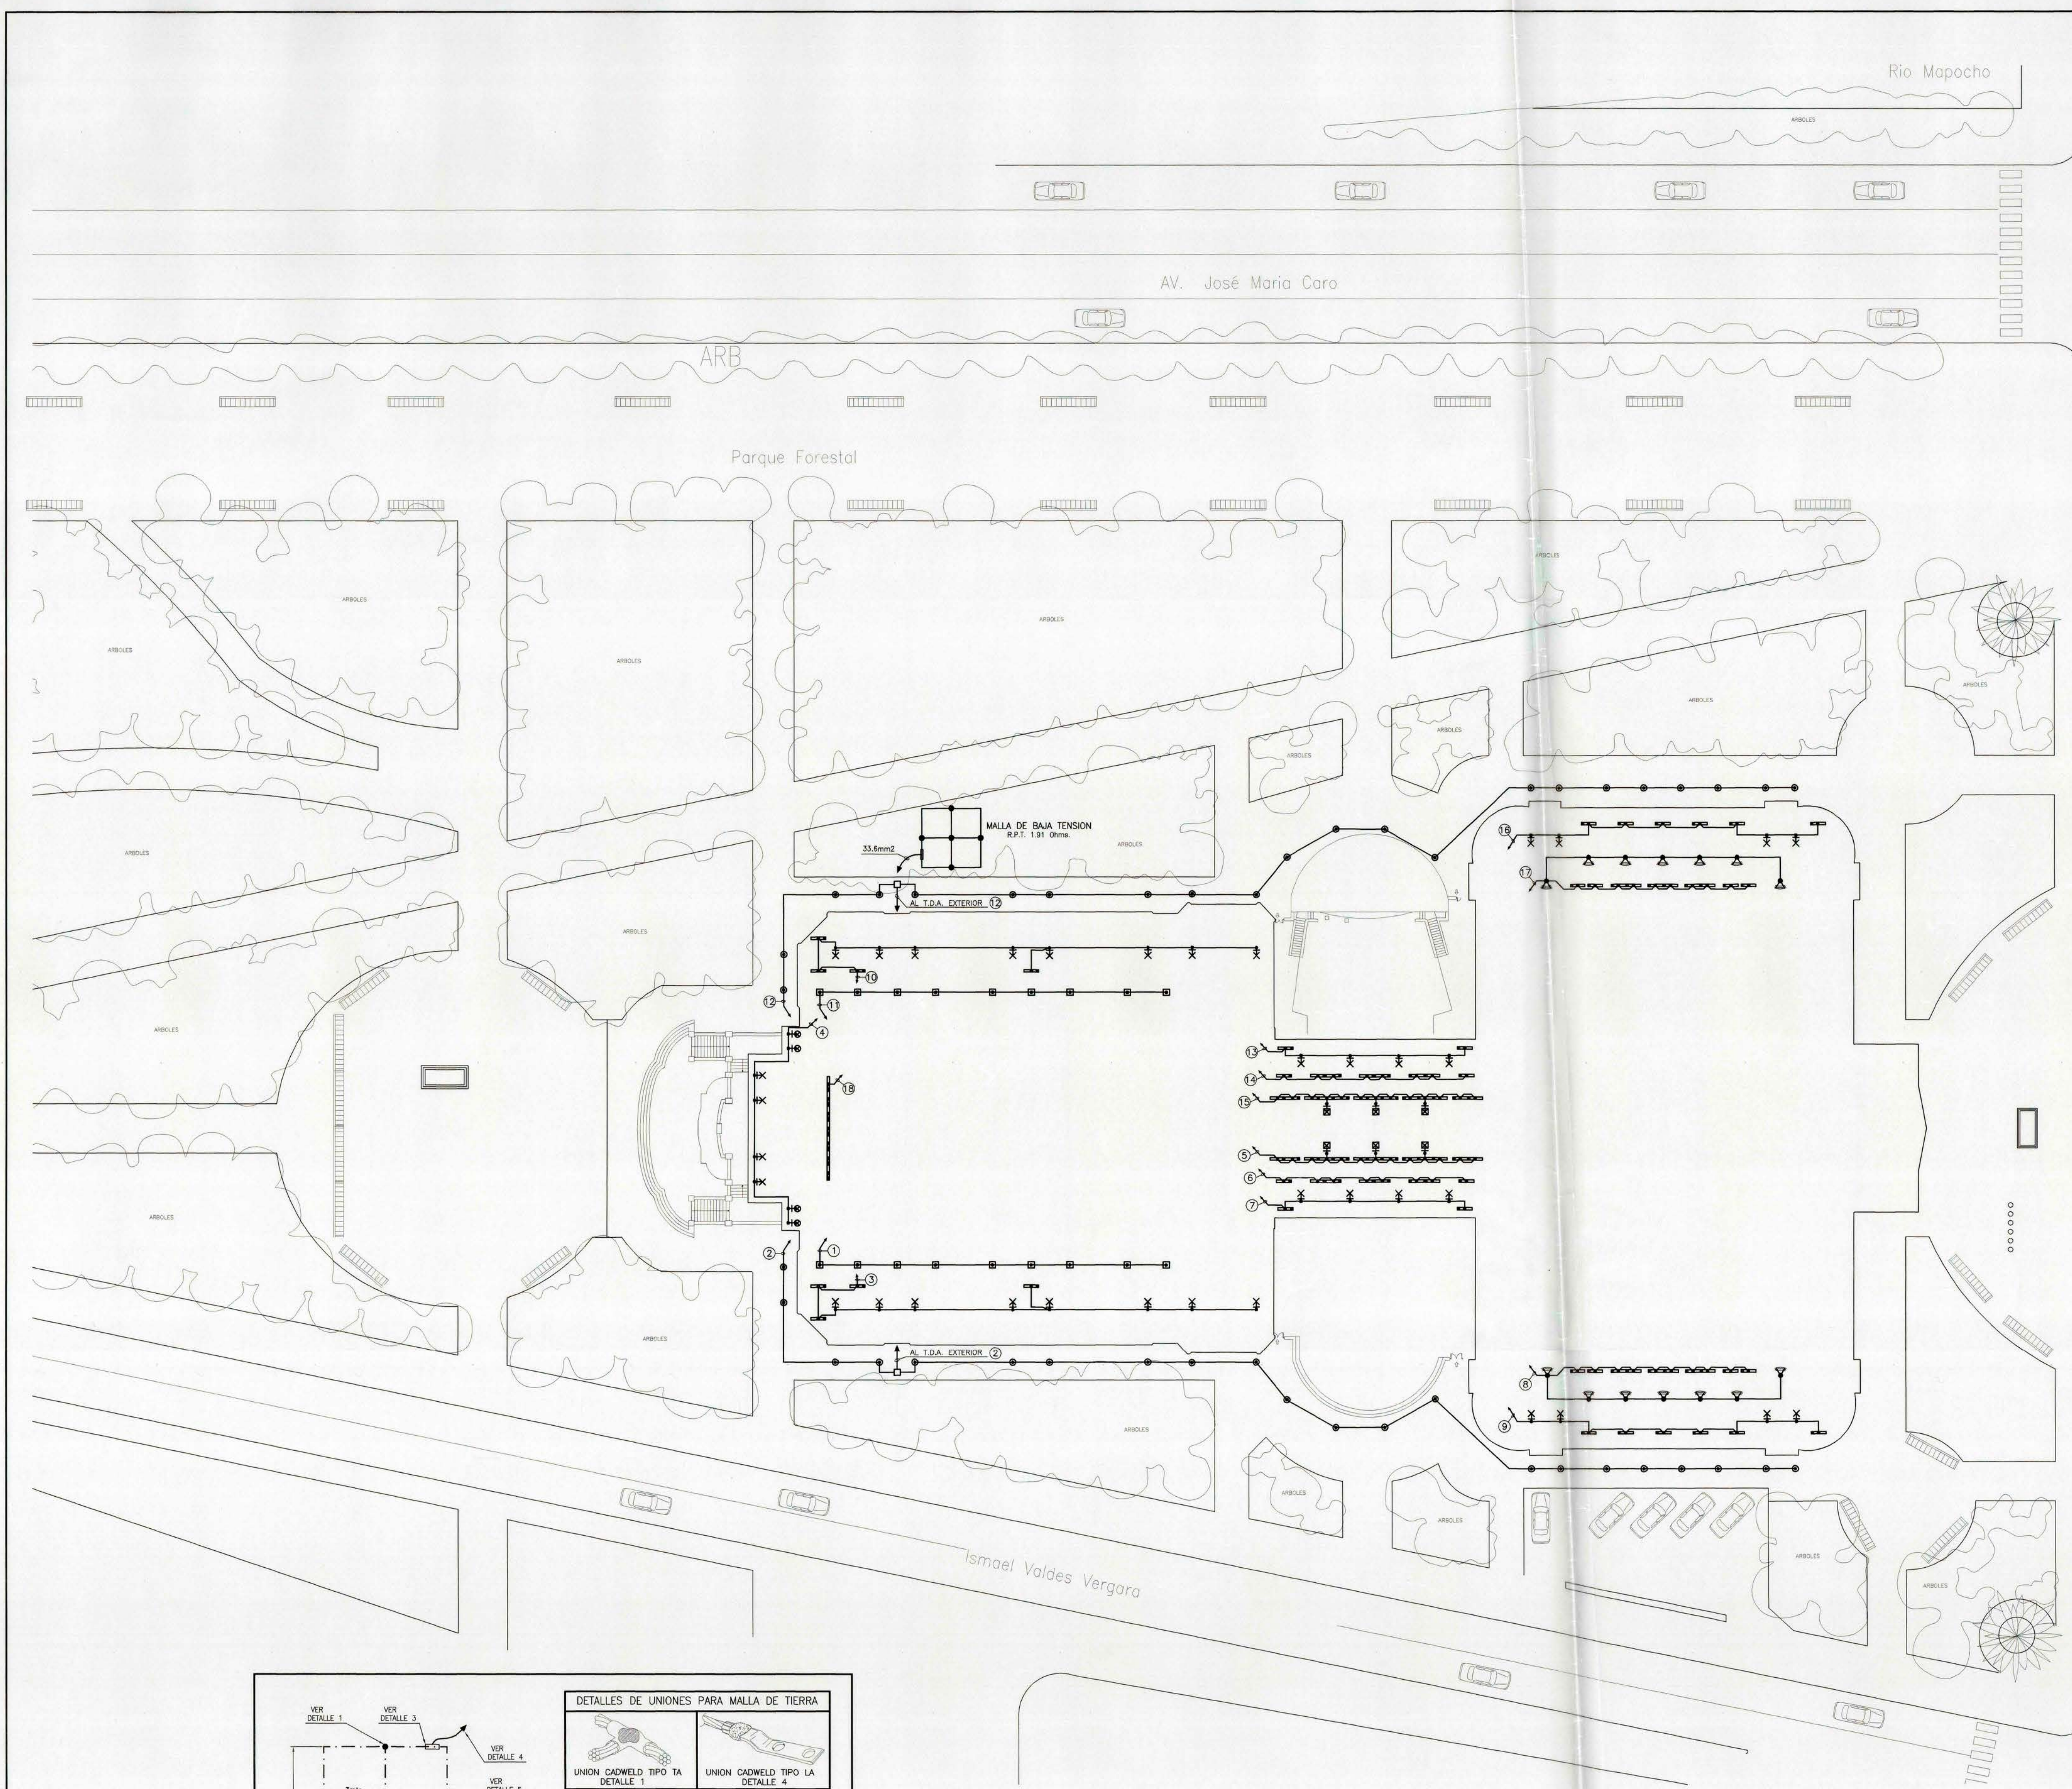


EMPLAZAMIENTO GENERAL
Esc. 1:250

PLANO FACHADAS	SIMBOLOGIA	PLANO EMPLAZAMIENTO
	REFLECTOR DE AREA MODELO DECORADO WAF 605 PAR 38 HALOGENO 120W	
	REFLECTOR DE AREA MODELO DECORADO WAF 605 50W-T 150W	
	REFLECTOR DE AREA MODELO DECORADO WAF 616 50W-T 150W	
	REFLECTOR DE AREA MODELO DECORADO WAF 616 W.B. 50W-T 70W	
	EQUIPO FLUORESCENTE HERMETICO SOBREPUESTO MODELO PACIFIC 130W	
	LUMINARIA EXTERIOR DECORATIVA MODELO LED-LINE DE 1.2mts. CON DRIVER GES-700	
	PROYECTOR EXTERIOR PEQUEÑO SOBREPUESTO MODELO FRASATA HALOGENO 50W	
	EQUIPO EMBITO EN PISO MODELO OUDOM MRA-TD 150W	

NOTA:
EL RECORRIDO DE LOS CIRCUITOS DIBUJADOS EN EL INTERIOR DEL EDIFICIO SE DESTINA EN TIERRA, PREVIA APROBACION DE LA "I.F.C."
LA UBICACION DE LOS EQUIPOS DE ILUMINACION ESTA DADA EN LOS PLANOS DE FACHADAS.

LISTADO DE LAMINAS	
LAMINA 1 DE 17	EMPLAZAMIENTO GENERAL
LAMINA 2 DE 17	ALUMBRADO PLANTA ZOCALO (SECTOR A)
LAMINA 3 DE 17	ENCHUFES PLANTA ZOCALO (SECTOR A)
LAMINA 4 DE 17	ALUMBRADO PLANTA PRIMER NIVEL (SECTOR A)
LAMINA 5 DE 17	ENCHUFES PLANTA PRIMER NIVEL (SECTOR A)
LAMINA 6 DE 17	ALUMBRADO PLANTA SEGUNDO NIVEL (SECTOR A)
LAMINA 7 DE 17	ENCHUFES PLANTA SEGUNDO NIVEL (SECTOR A)
LAMINA 8 DE 17	ALUMBRADO PLANTA MANZARDA (SECTOR A)
LAMINA 9 DE 17	ENCHUFES PLANTA MANZARDA (SECTOR A)
LAMINA 10 DE 17	CLIMATIZACION PLANTA TECHUMBRE (SECTOR A)
LAMINA 11 DE 17	CLIMATIZACION PLANTA MANZARDA Y SEGUNDO NIVEL (SECTOR A)
LAMINA 12 DE 17	CLIMATIZACION PLANTA PRIMER NIVEL Y ZOCALO (SECTOR A)
LAMINA 13 DE 17	ILUMINACION FACHADA PONIENTE
LAMINA 14 DE 17	ILUMINACION FACHADA NORTE Y SUR
LAMINA 15 DE 17	CUADROS DE CARGAS
LAMINA 16 DE 17	CUADROS DE CARGAS
LAMINA 17 DE 17	ESQUEMAS UNIDUALES

CUADRO RESUMEN DE POTENCIA	
POTENCIA INSTALADA	458.915 KW
DEMANDA MAXIMA ESPERADA	306.000 KW

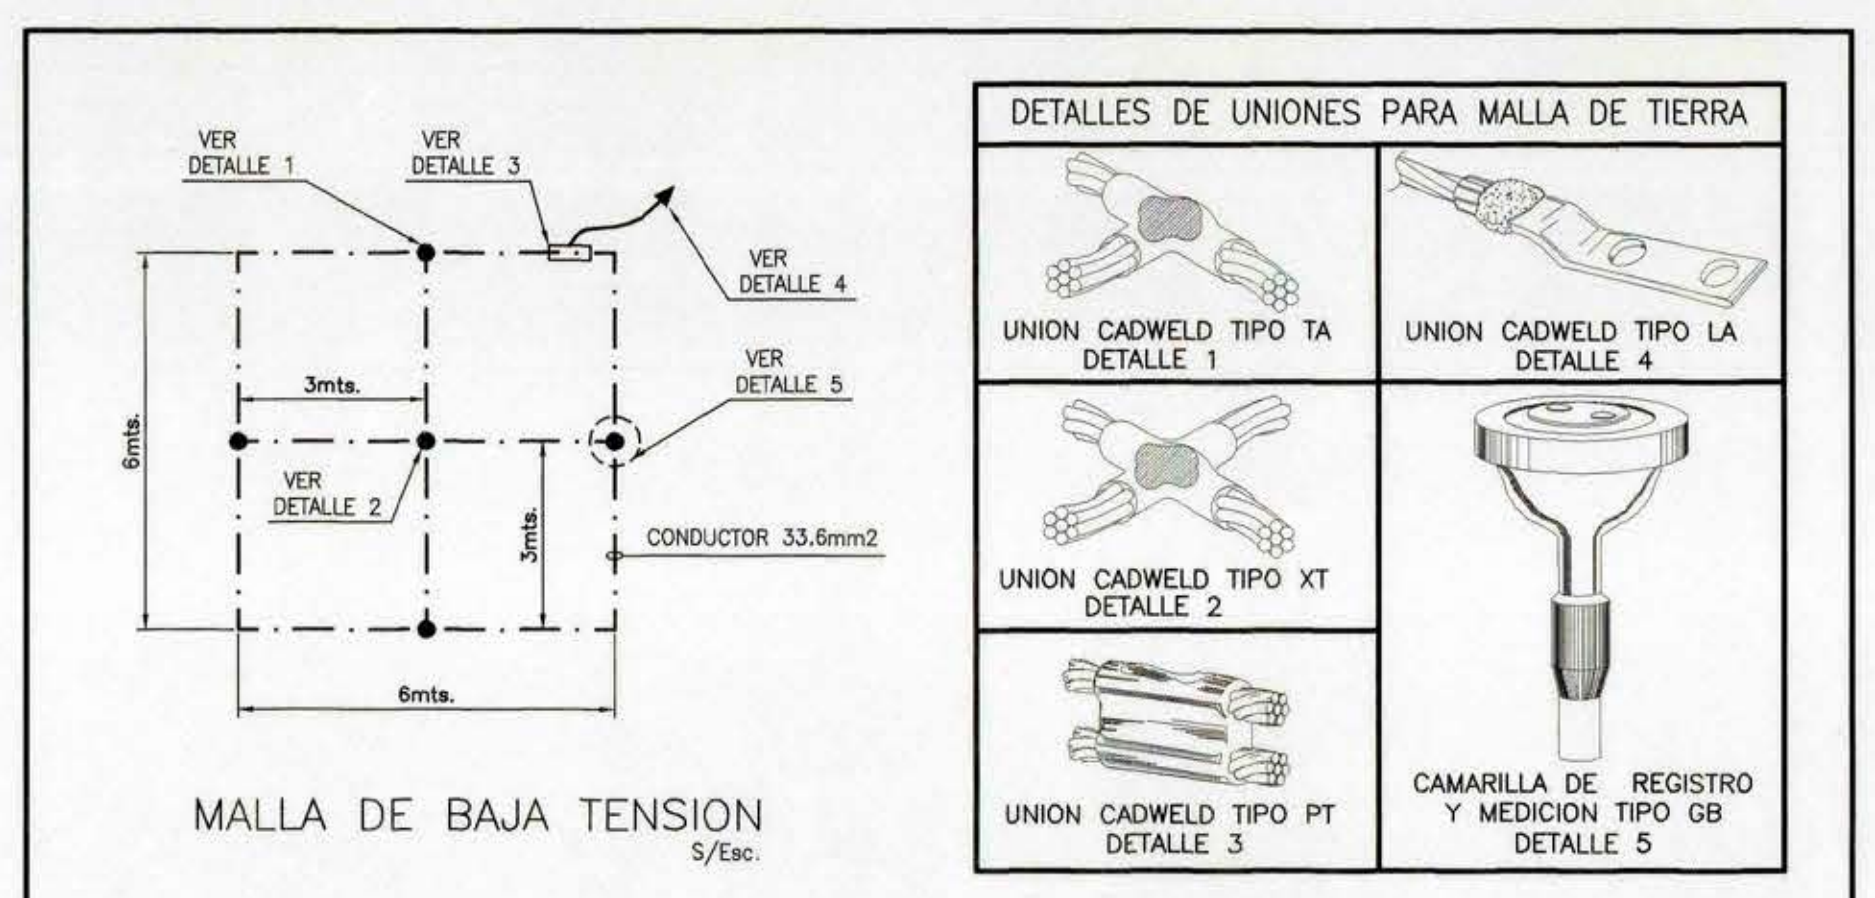

INGENEL SA
INGENIERIA ELECTRICA

Roberto Espinoza No.1157-Fono (56/2) 551 9094-1/fax (56/2) 555 4385-5100-CHILE-E-mail: ingenel@netchile.net

V.B. MANDANTE: ARQUITECTO CONSULTOR
CLAUDIO NAVARRRETE ARGOTOS Y CIA. LTDA.

DIRECCION DE ARQUITECTURA

REGION: METROPOLITANA OBRA: REPARACIONES ESTRUCTURALES E INSTALACIONES
PROV.: SANTIAGO MUSEO DE ARTE CONTEMPORANEO

COMUNA: SANTIAGO PLANO: EMPLAZAMIENTO GENERAL

DIRECTOR REGIONAL SUBROGANTE ARQUITECTO: SEBASTIAN NAVARRRETE
ALFONSO ADOVERO LAMINA 1 DE 17 CLAVE I.E. NOVIEMBRE 2003 FORMATO A3

ARGOT. INSPECTOR: LASTENIA BRITO ARCHIVO TECNICO P6500901

ESCALA 1:250

CROQUIS DE UBICACION

INSCRIPCION No. _____
FECHA _____

PROYECTO DE INSTALACIONES ELECTRICAS
MUSEO DE ARTE CONTEMPORANEO
EMPLAZAMIENTO GENERAL

CALLE PARQUE FORESTAL S/N
COMUNA SANTIAGO
PROYECTISTA PEDRO QUINTANILLA B.
INTERESADO

LAMINA 1 DE 17
ESCALA 1:250 NOV. 2002
DIBUJO C. VELOSO P.

RUT: _____
C. SEC. HP 1.3.124.103-8
INGENIERO CIVIL TELECOMUNICACIONES