



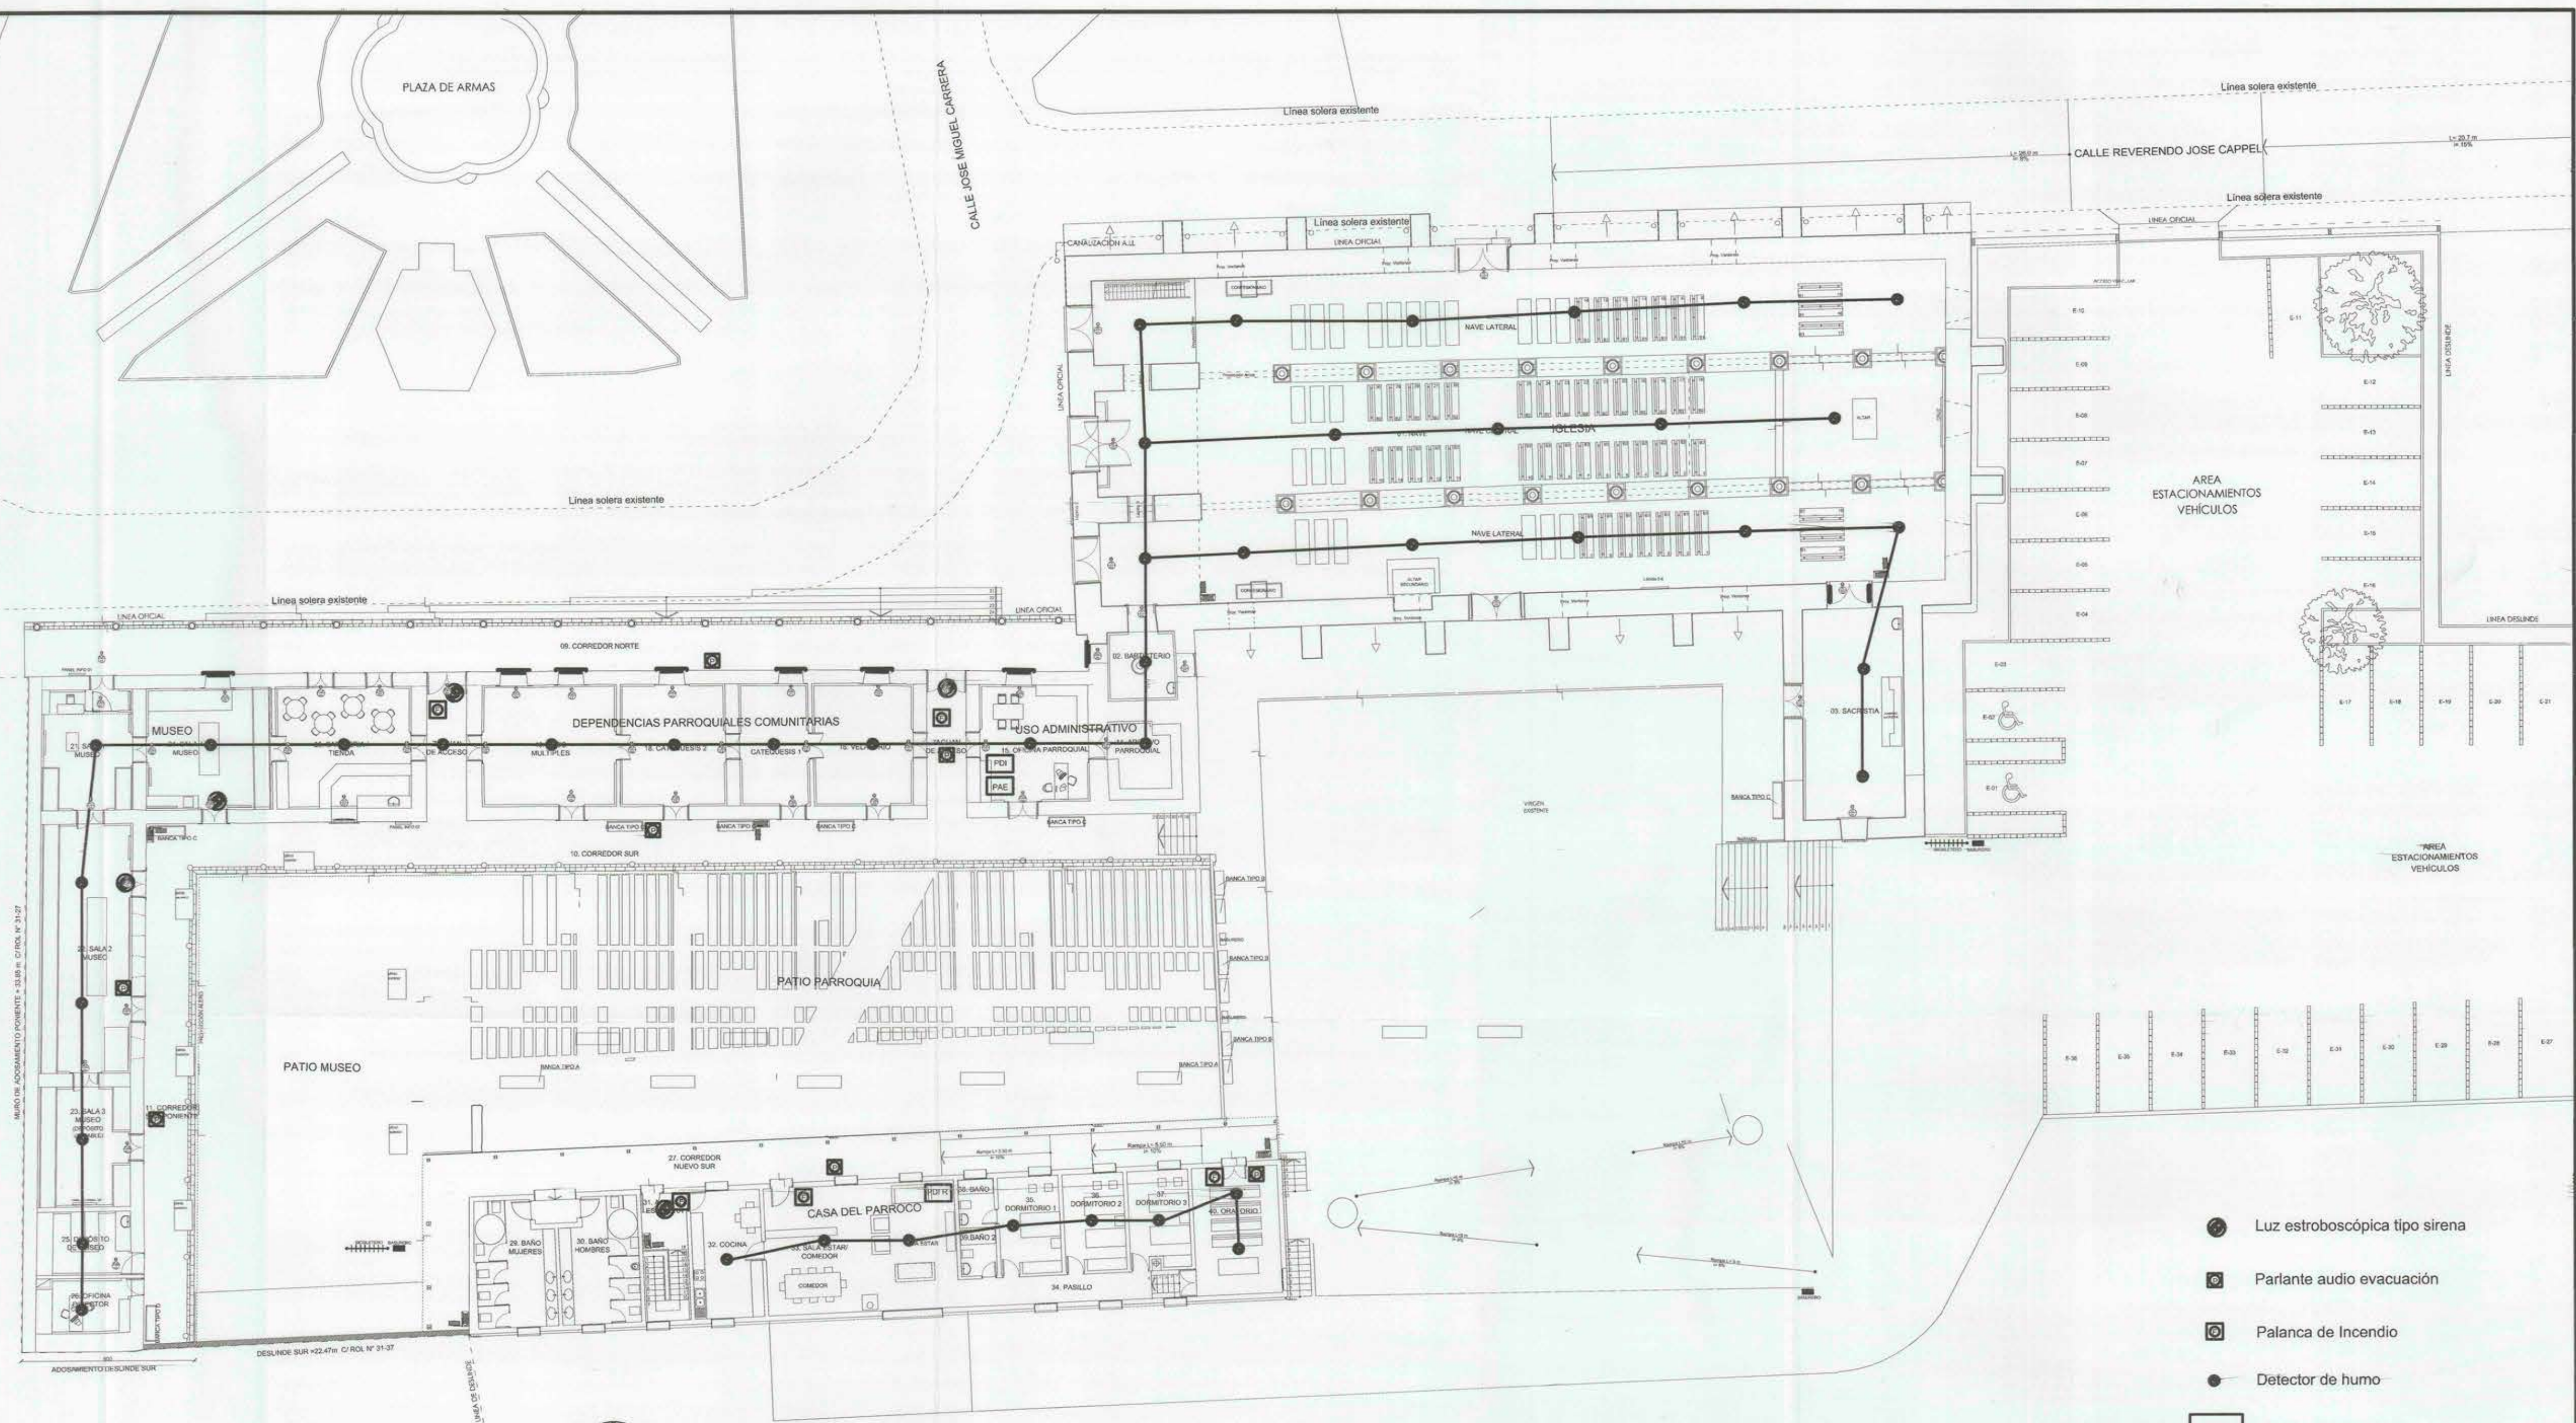

PLANTA GENERAL ANTEPROYECTO 1º NIVEL
ESC 1:200

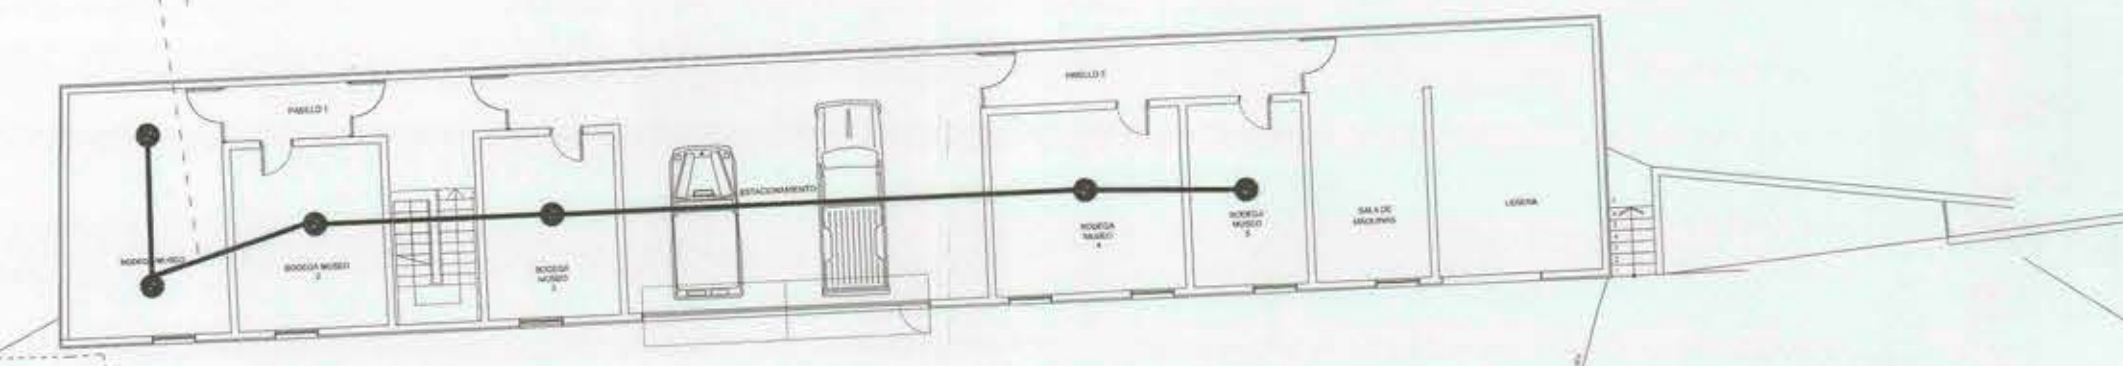

PLANTA GENERAL ANTEPROYECTO NIVEL ZOCALO
ESC 1:200

- Luz estroboscópica tipo sirena
- Parlante audio evacuación
- Palanca de Incendio
- Detector de humo
- PDI Panel de Incendios
- PDI R Panel de Incendios Remoto
- PAE Panel Audio evacuación

 PROGRAMA PUESTA EN VALOR DEL PATRIMONIO		
Nombre del Proyecto: "Restauración Iglesia Nuestra Señora del Rosario de Curepto" ETAPA 5		
Denominación del Monumento Nacional: Iglesia Ntra. Señora del Rosario y Casa Parroquial	Decreto Monumentos Nacionales: D.S. Nº803, del 21.12.1990	
Uso Propuesto: Iglesia, casa parroquial y museo	Dirección / Localidad: PLAZA DE ARMAS S/Nº	
Región: VII región del Maule	Comuna: Curepto	
Contenido: PLANTA DETECCIÓN DE INCENDIOS Y AUDIO EVACUACIÓN	Escala: 1:200	Dibujó: GLF
Unidad Técnica: Dirección de Arquitectura	Fecha: 11-OCT-2017	Lomina: SE-01
Consultor: Guillermo López Bravo, arquitecto		
Propietario: Obispado de Talca		
Representante Legal Propietario: Felipe Martínez Moyano		
Proyectista: Jorge Miranda Nuñez, Arquitecto		
Inspector Fiscal: Cesar Inzulza Galvez		
Aprobación Consejo de Monumentos Nacionales: Gustavo de la Fuente Jiménez		
Aprobación Dirección de Obras Municipales: Gustavo de la Fuente Jiménez		

JMN ARQUITECTOS & REVISORES

JORGE MIRANDA NUÑEZ
ARQUITECTO

PABLO GUYENECHE NÚÑEZ - LA CISTERNA - SANTIAGO
CELULAR: +56 99 2757489 - E-mail: jorge.arquitectorevisor@gmail.com

PPIPO1