


SANTIAGO DE CHILE
DAG HAMMARSKJOLD 3241 - VITACURA

SANTIAGO DE CHILE
DAG HAMMARSKJOLD 3241 - VITACURA

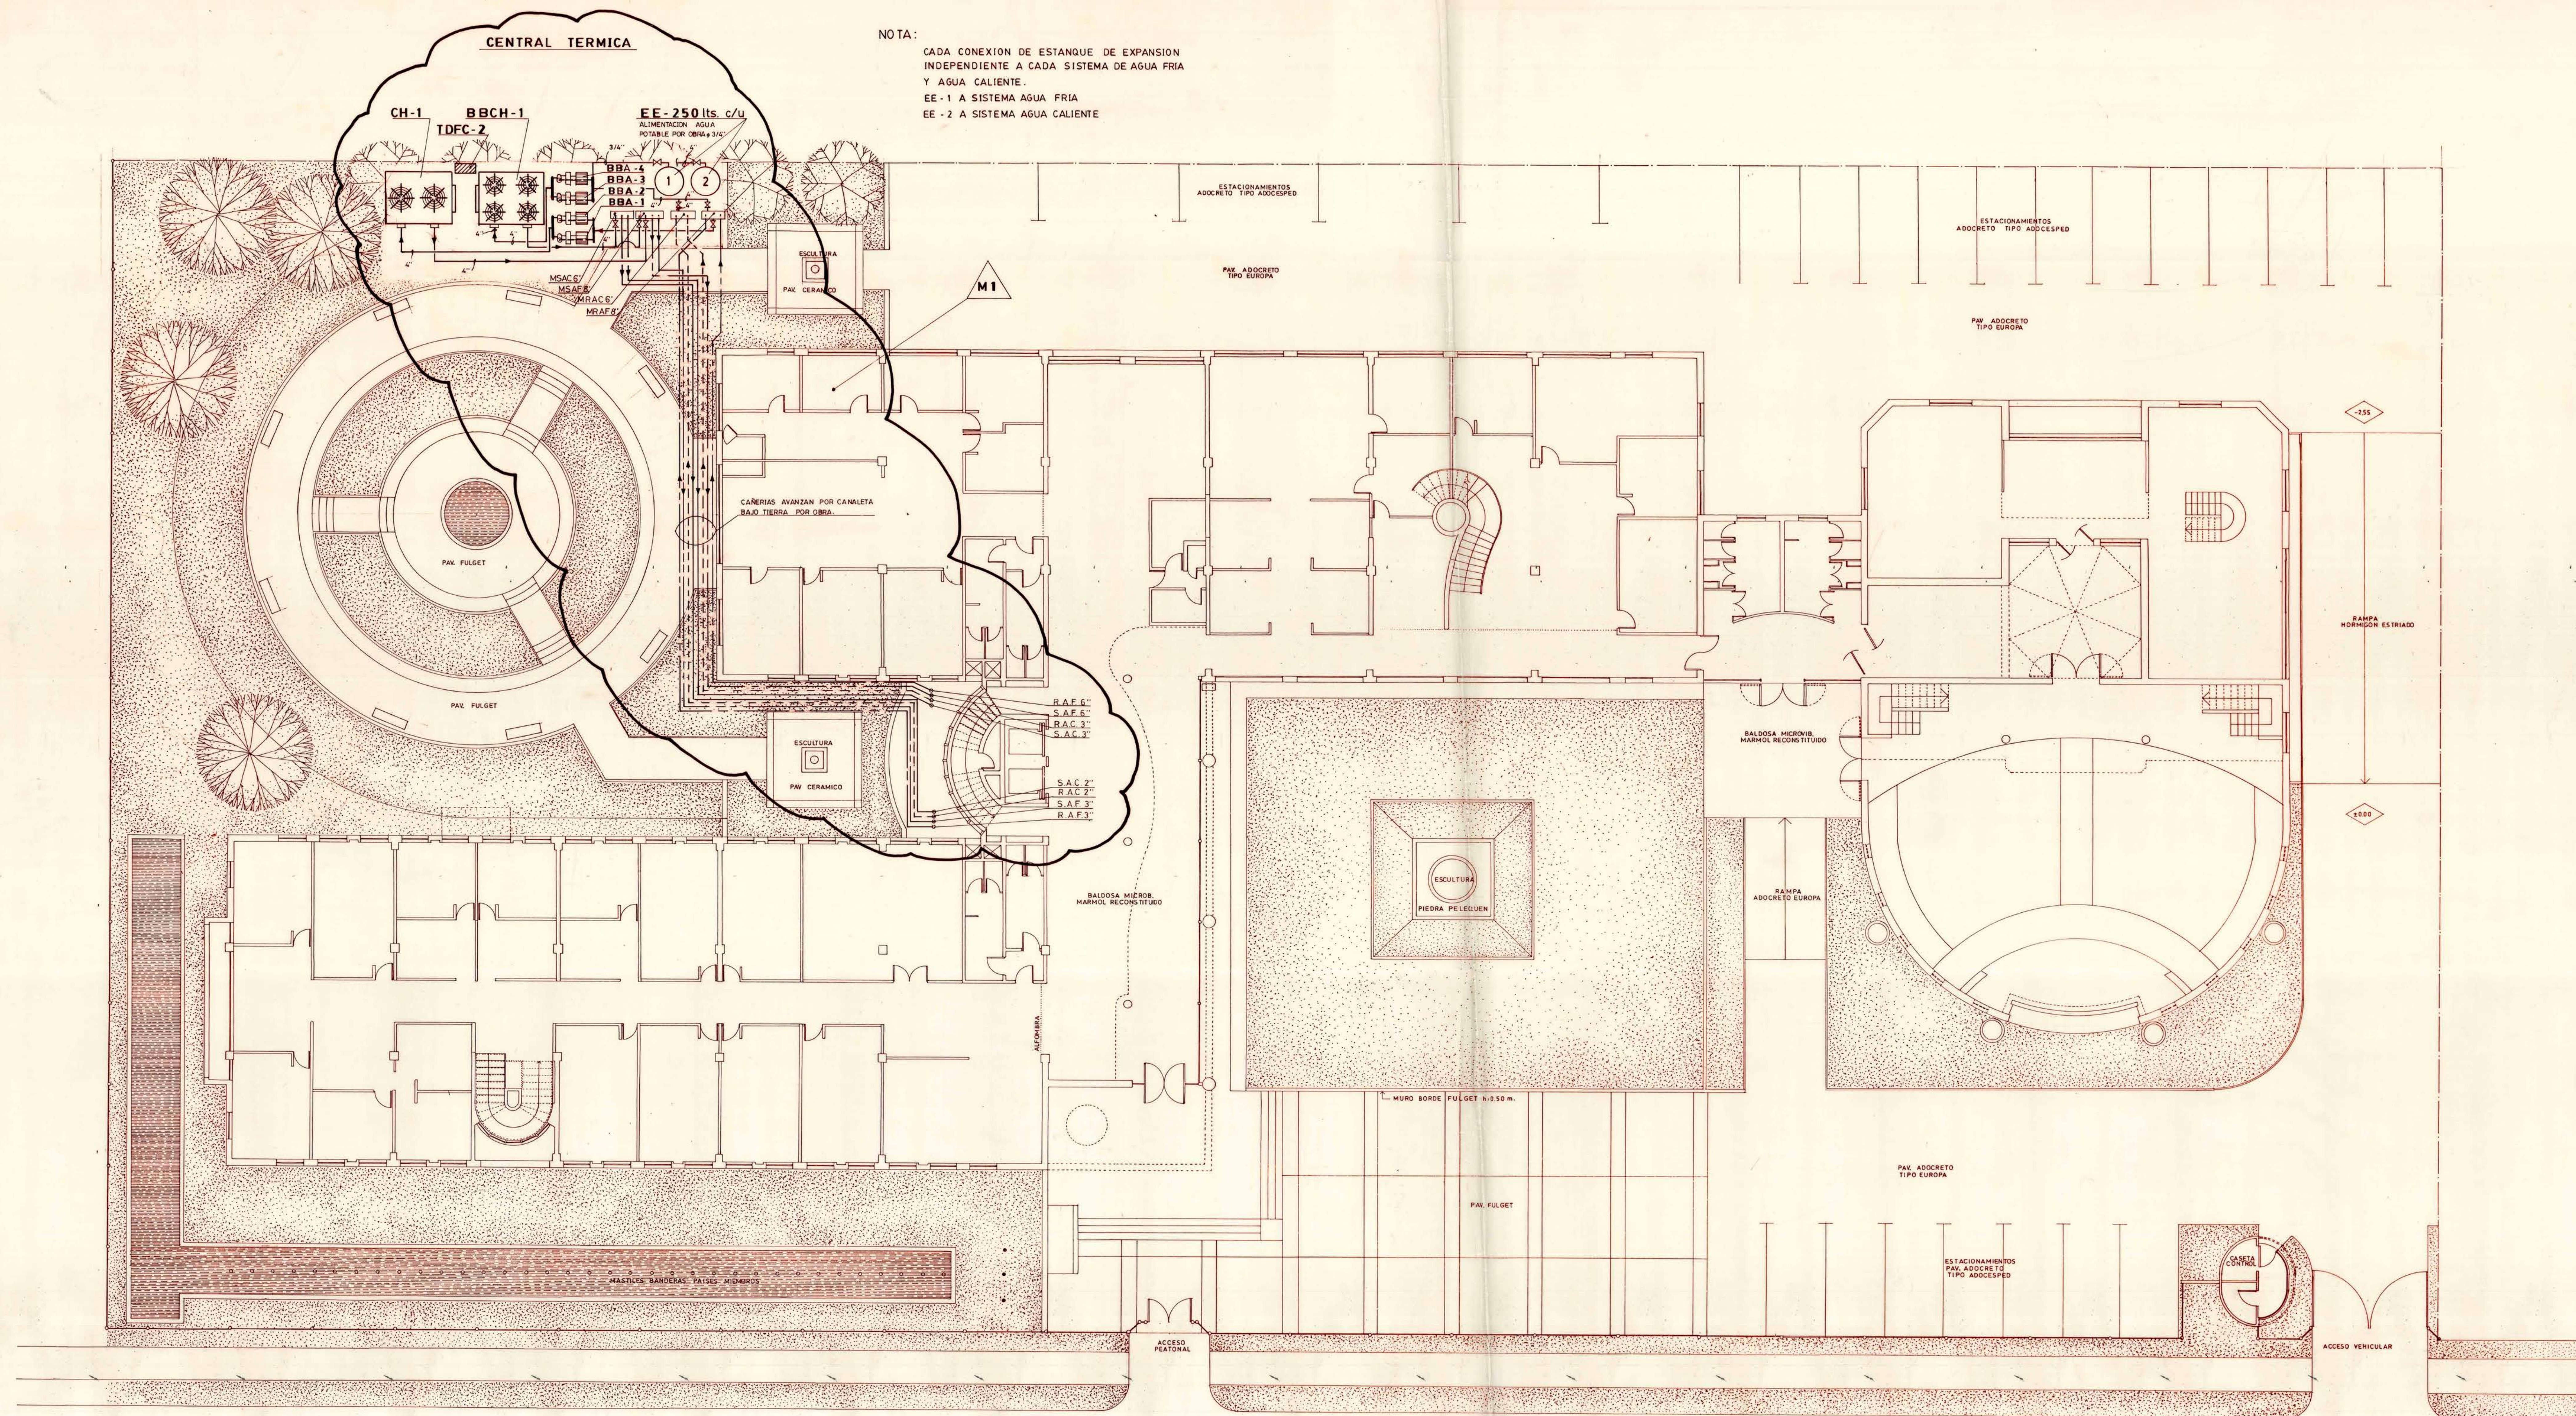

PLANTA CONJUNTO
E1/100

JORGE AGUIRRE S. arquitecto
JORGE GUERRA C. arquitecto asoc.

OBSERVACIONES	DIRECCION DE ARQUITECTURA DEPARTAMENTO EDIFICACION PUBLICA	
REGION METROPOLITANA PROV. SANTIAGO	OBRA: EDIFICIO SEDE REGIONAL F.A.Q. P.N.U.D. STGO.-CHILE	
COMUNA VITICURA	CONTENIDO: PLANTA CONJUNTO	
PROYECTO JORGE AGUIRRE S. ORDENADO JORGE GUERRA C. DISE. GRUPO C.	DIBUJO: C. CARLIN W. SALINAS J. A. NOBIRE	CROQUIS DE UBICACION
JEFE AREA	LAMINA 1 de 21 CLAVE ARQ.	
AROT.	FECHA OCT. 95	
JEFE DEPTO.	FORMATO ARCHIVO TECNICO	
AROTO.		
ESCALA 1:50		

		TERMOFONO S.A. INGENIERIA Y MONTAJES - J.M. INFANTE 1885 - FONO: 2047415, FAX: (56-2) 223 521	
PROYECTO :		EDIFICIO FA0 - PNUD	
MATERIA :		UBICACION DE CENTRAL TERMICA SISTEMA DE CLIMATIZACION PLANTA GENERAL	
APROB.	JEFE PROY. C. GROMMETT H. J. TRONCOSO D.	FECHA NOV /95	FIRMA
PROYECTO	J. TRONCOSO D.	NOV /95	OBRA Nº TE-3659 / 4659
DIBUJO	D. ARRIAZA C.	NOV /95	ESCALA 1 : 100
			12

11- DIC - 95					
REVISIONES	Nº	FECHA	DESCRIPCION	POR	A
M.1	27/11/95	MODIFICACION Nº 1 A PROYECTO ORIGINAL			