


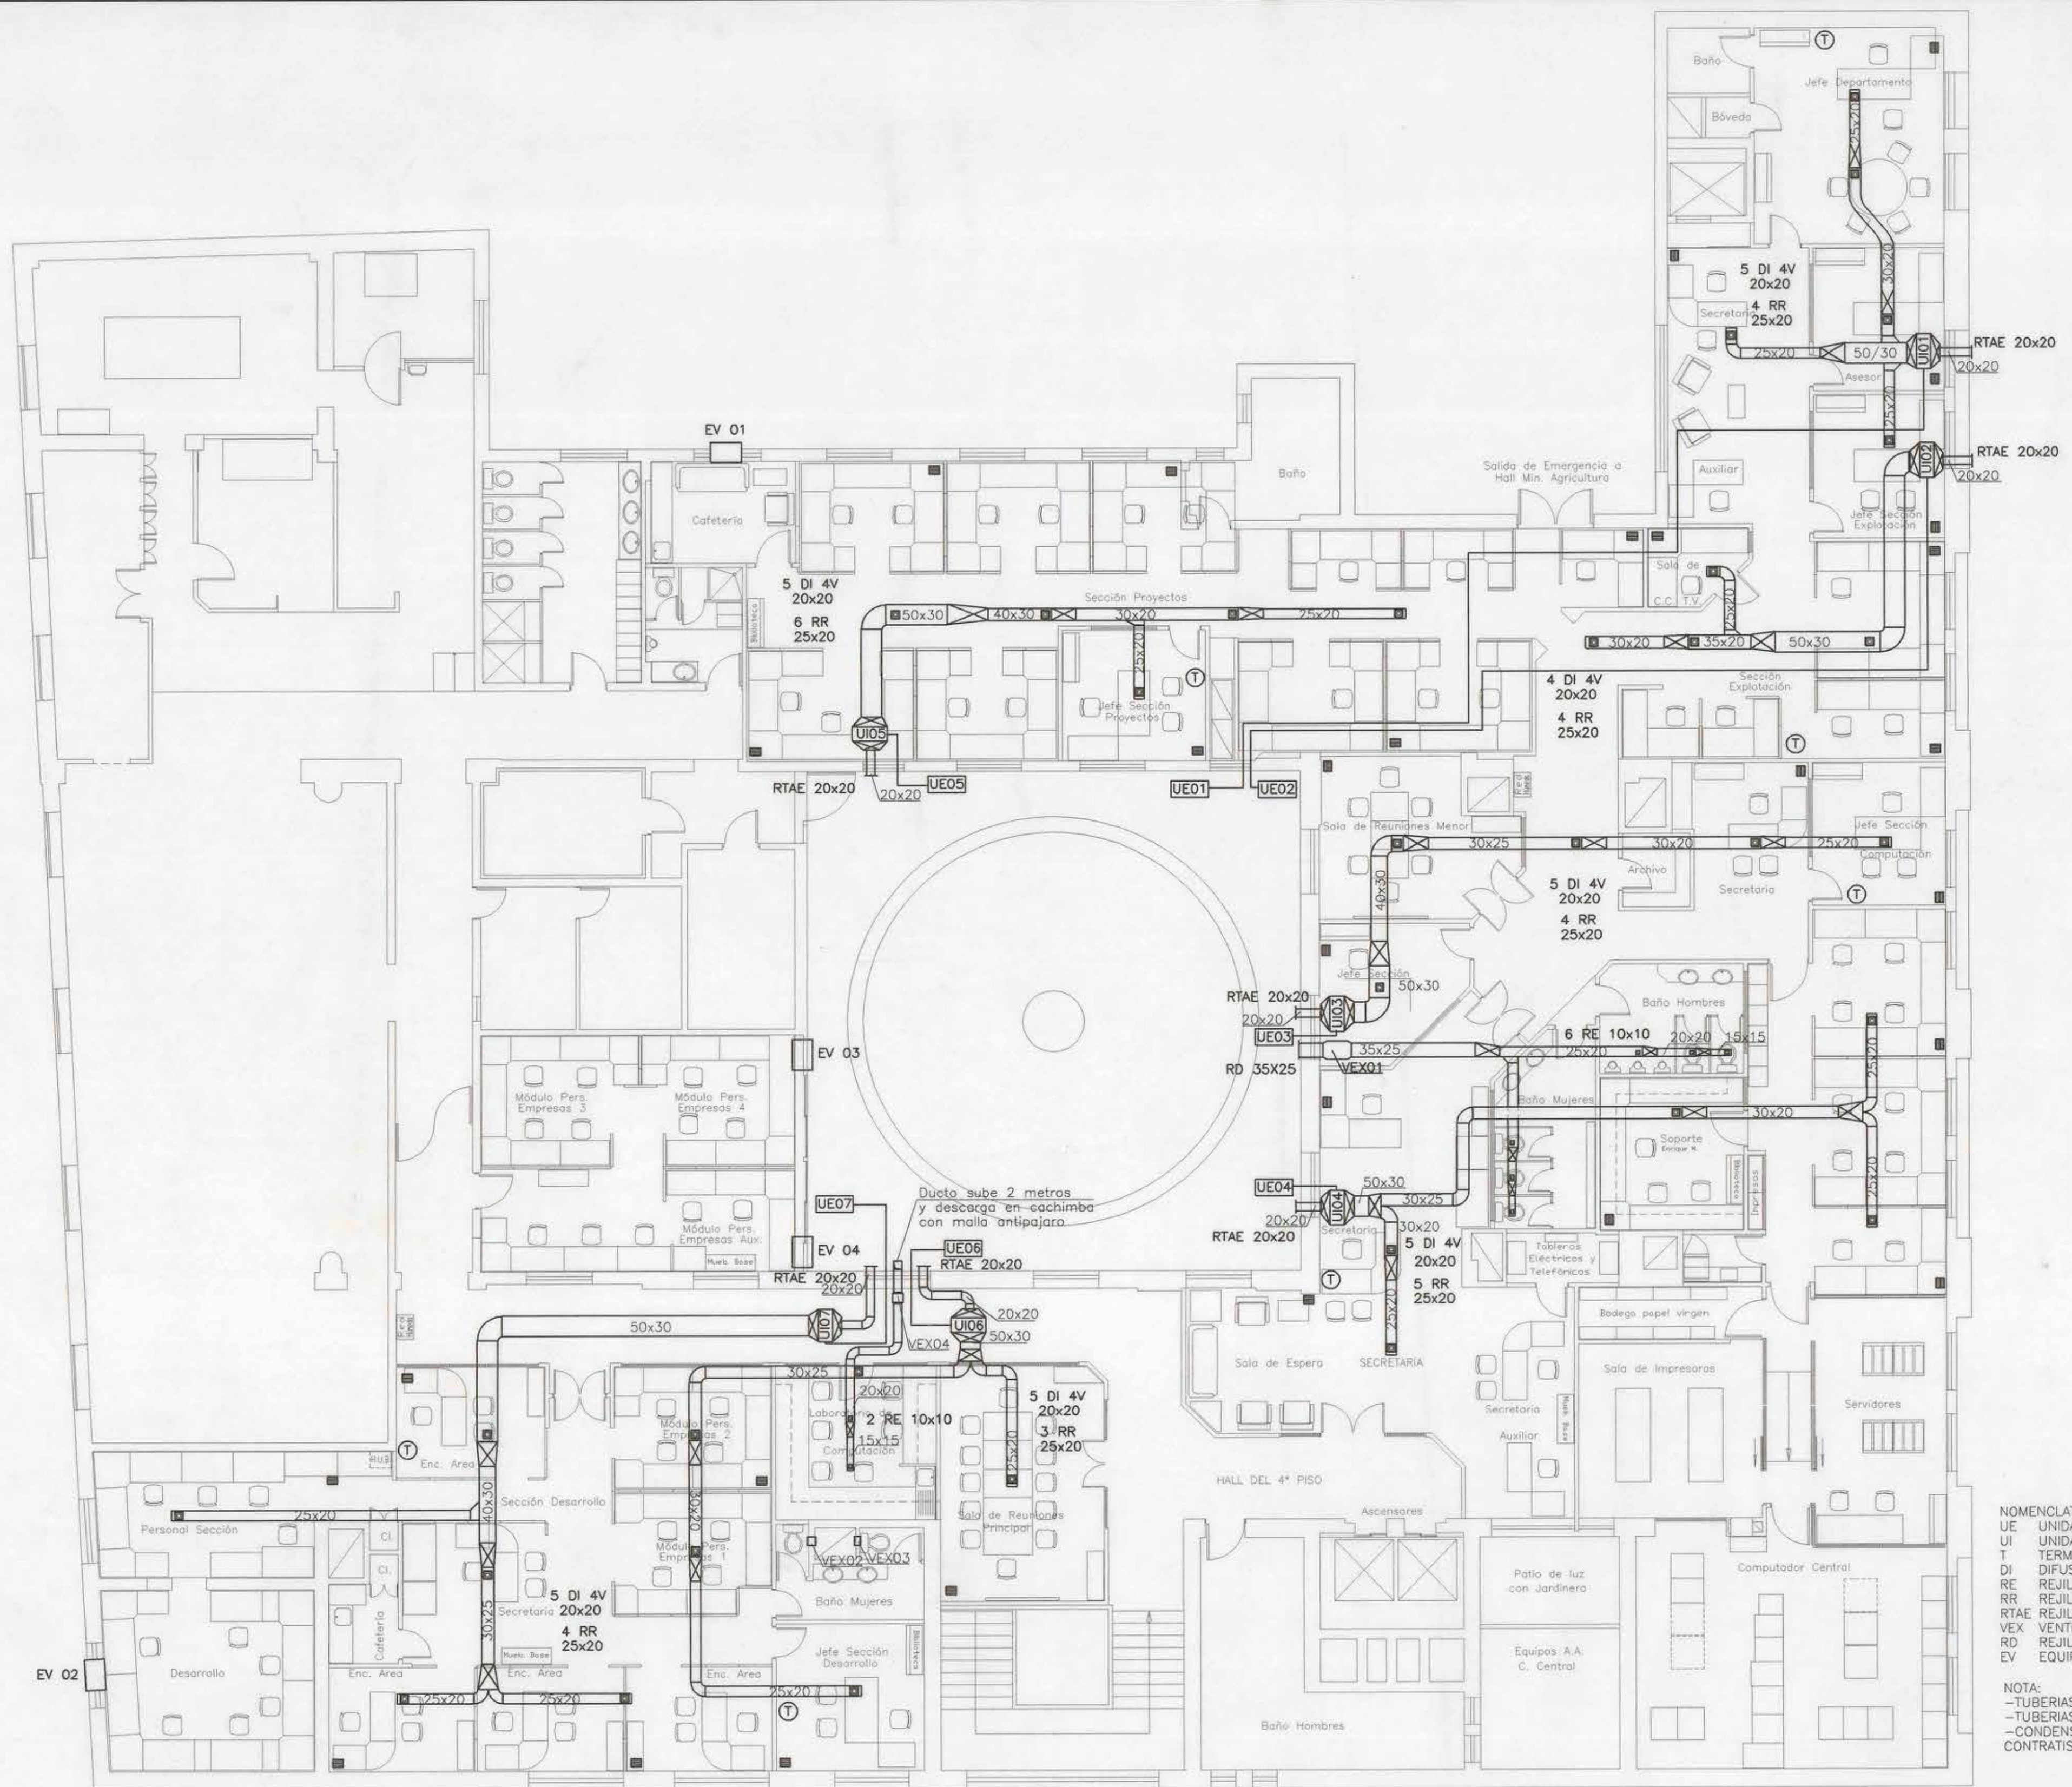

NOMENCLATURA:
 UE UNIDAD EXTERIOR (CONDENSADOR)
 UI UNIDAD INTERIOR (EVAPORADOR)
 T TERMOSTATO
 DI DIFUSOR DE 4 VIAS
 RE REJILLA DE EXTRACCION
 RR REJILLA DE RETORNO
 RTAE REJILLA TOMA DE AIRE EXTERIOR
 VEX VENTILADOR DE EXTRACCION
 RD REJILLA DE DESCARGA
 EV EQUIPO DE VENTANA

NOTA:
 -TUBERIAS DE GAS EN 7/8"
 -TUBERIAS DE LIQUIDO EN 3/8"
 -CONDENSADO A DEFINIR EN OBRA POR CONTRATISTA SANITARIO

OBSERVACIONES		EMPRESA		PROYECTO	
13/11/2001		Entido para revision , comentarios y aprobacion		CALEFACCION	
				BELLAVISTA N° 262 OF 32 FONDO-FAX 735 14 64	
		PROPIETARIO:		UBICACION:	
		TESORERIA GENERAL DE LA REPUBLICA		TEATINOS N° 28 - CUARTO PISO	
		CONTENIDO:		PLANTA GENERAL CLIMATIZACION	
		PROYECTA: FERNANDO GARAY M.		ESCALA: 1:100	
		DIBUJO: J. J. P.		FECHA: 13/11/2001	
				LAMINA	