



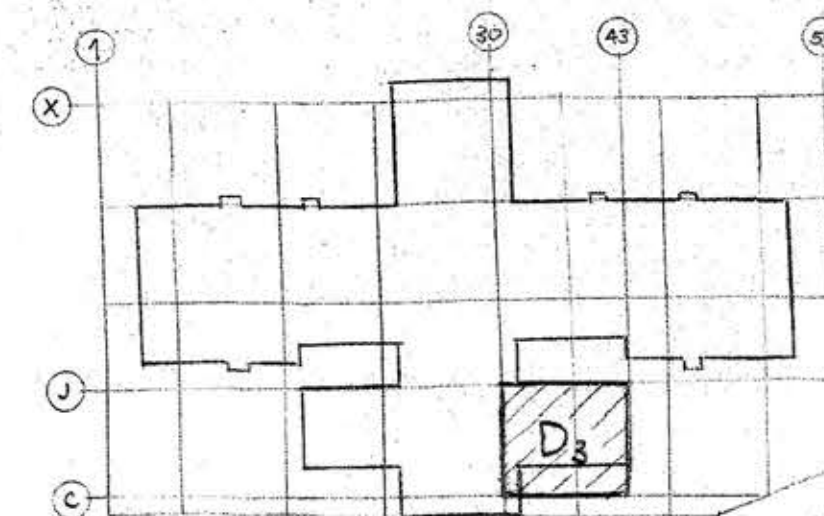

CROQUIS DE UBICACION

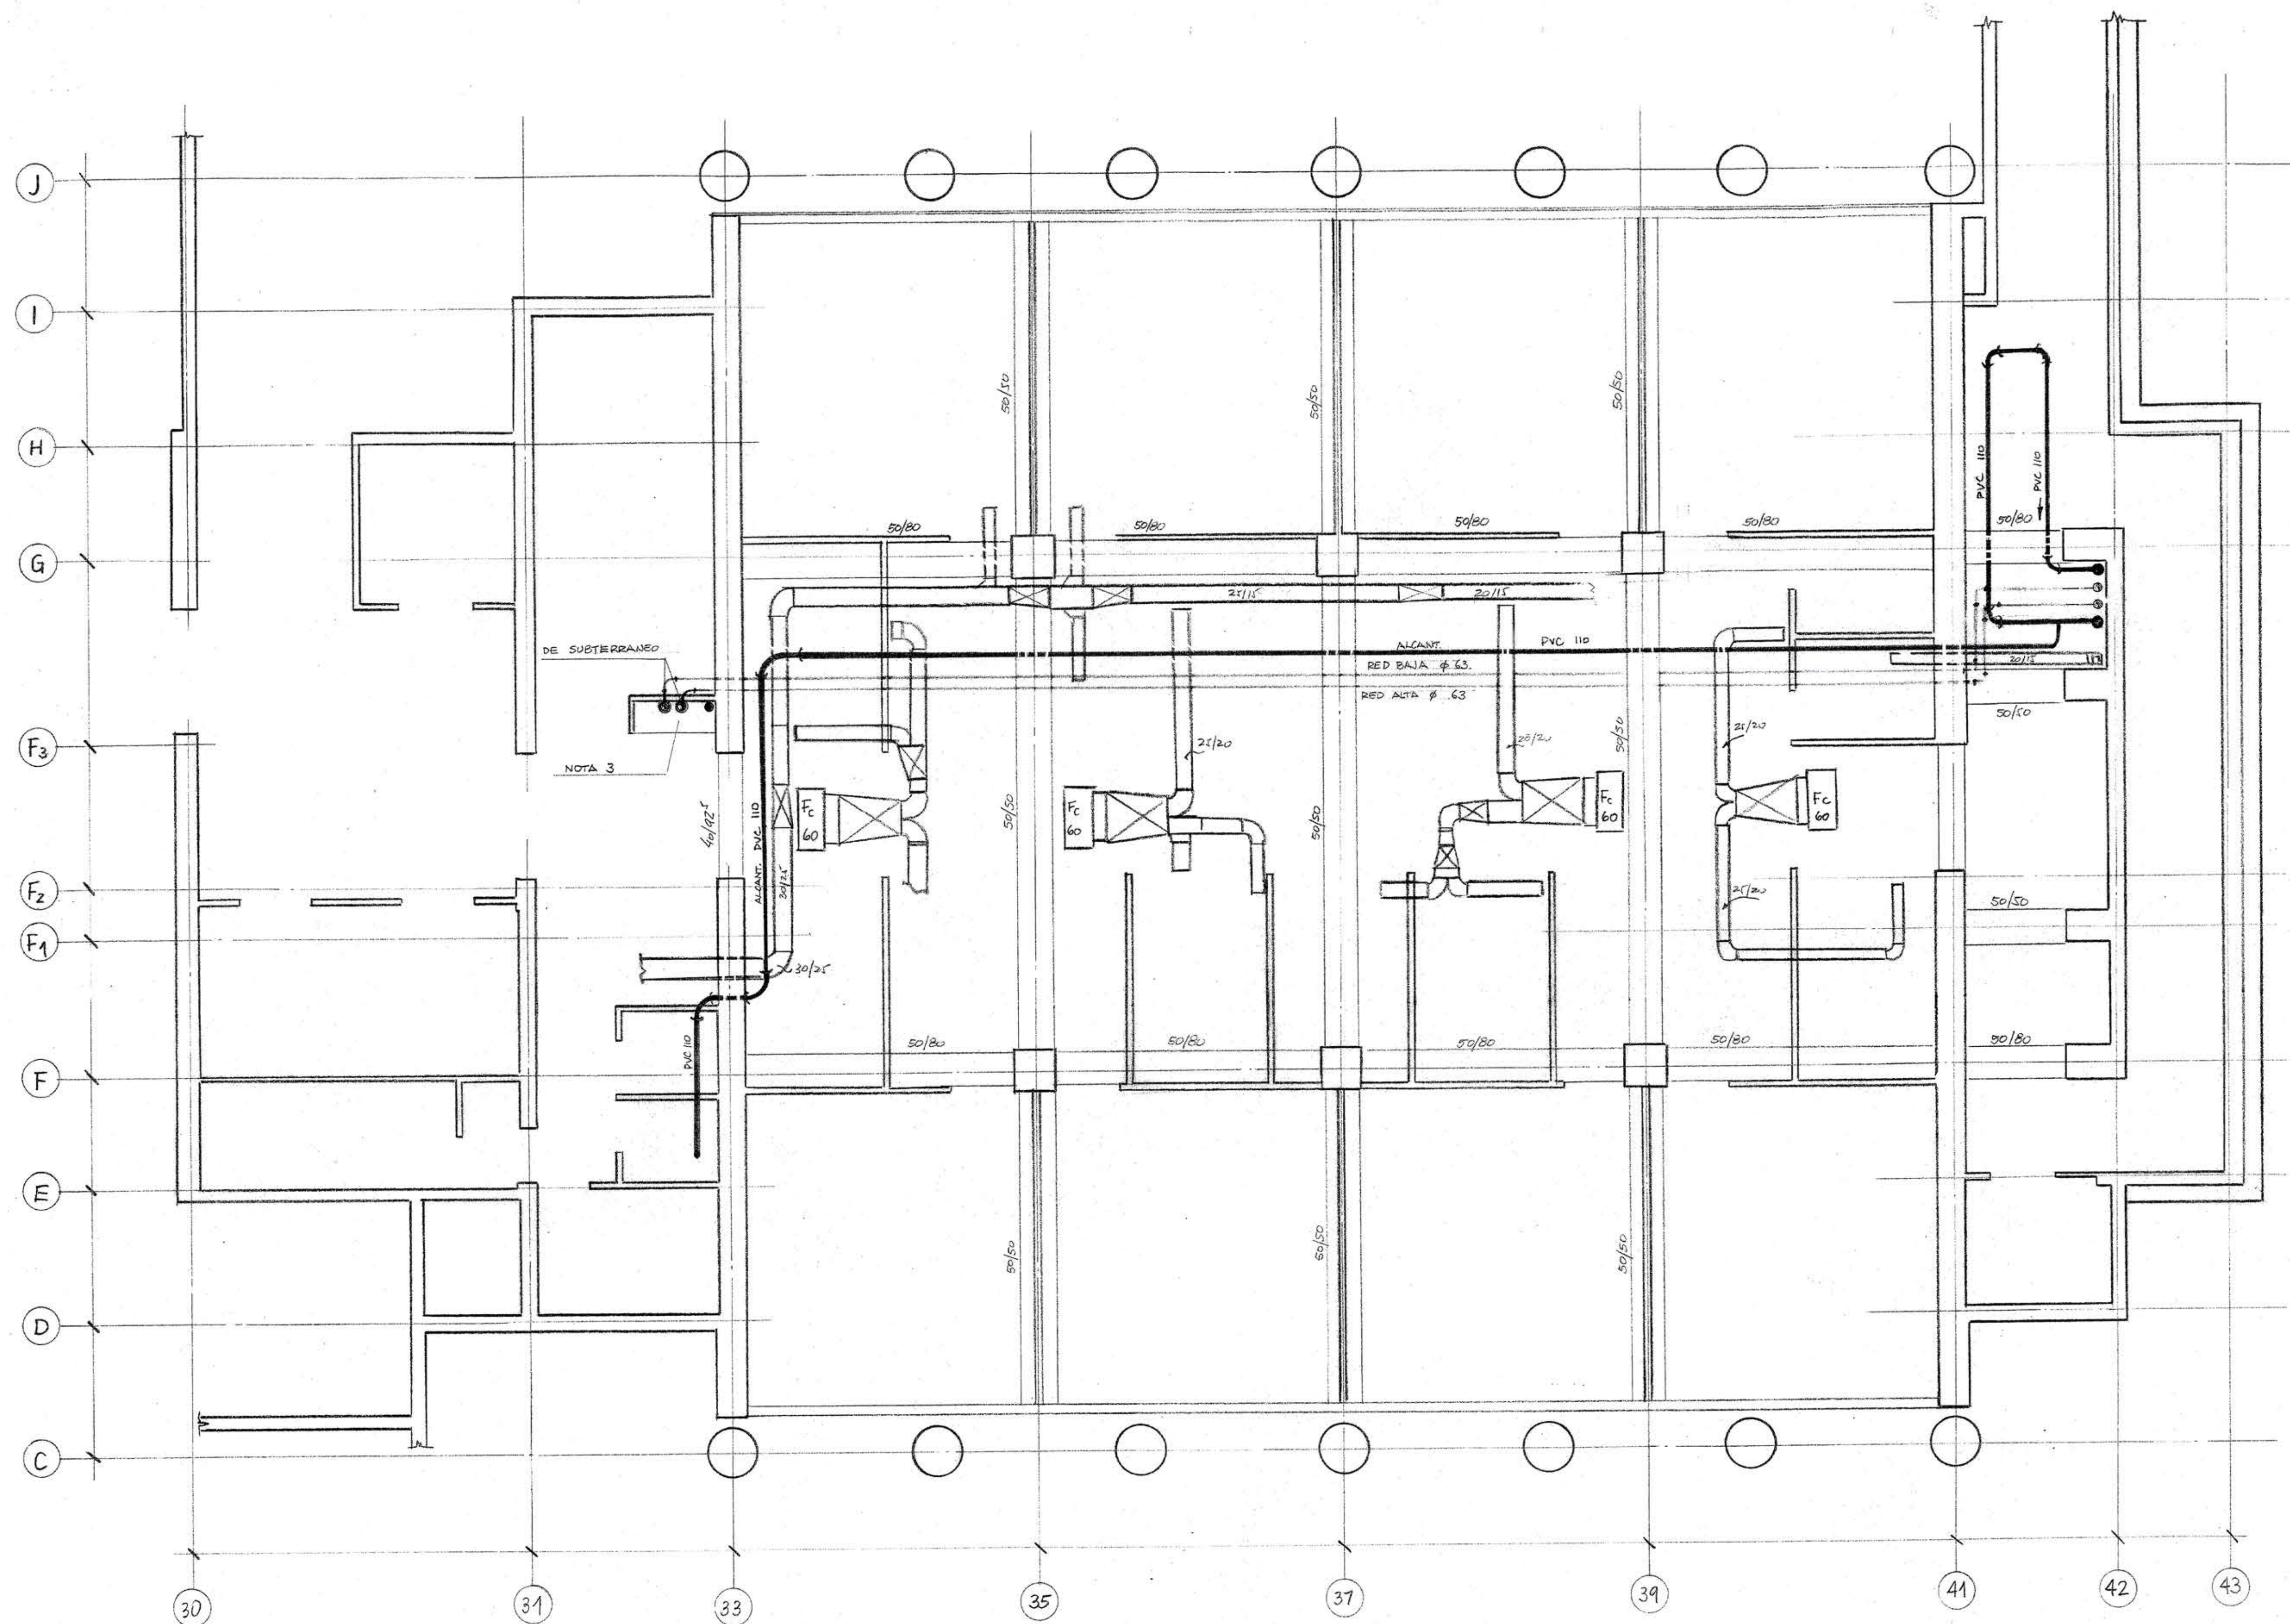

NOTAS

1. CROQUIS INFORMATIVO NO APTO PARA CONSTRUCCION
2. CADA INSTALADOR DEBERA DESARROLLAR EL DETALLE DE SU SISTEMA RESPECTIVO RESPETANDO LOS TRAZADOS INDICADOS.
3. SALIDA DE CAÑERIAS DEL SHAFTS DE PRESURIZACION DEBE GARANTIZAR ESTANQUEIDAD

PLANOS DE REFERENCIA

CLIMATIZACION	CL	25 - R0
A. POTABLE	AP	3004 - R01
ALCANTARILLADO	AL	3004 - R01
ARQUITECTURA	ARG	026 - R02



0 100 200 300 (cm)
ESCALA 1:50

N°	REVISIONES	FECHA	V°B°
V°PROY. ELECT.	V°PROY. HIDR.	V°PROY. SEG.	V°B. MOP. C.I.
INGENIERIA			
EDIFICIO CONGRESO NACIONAL			
CROQUIS REPLANTEO INSTALACIONES			
SECTOR PRIMER PISO TORRE			
NIVEL ± 0.00 a +4.00			
CENTRA TERMICA - SUBELECTRICA			
SISTEMAS DE AP-AL			
DIB : FAZ	VISTO : GCS	N°	REV
PROY : FFS	FECHA : DIC 80	ECN.1-003-CR	0