




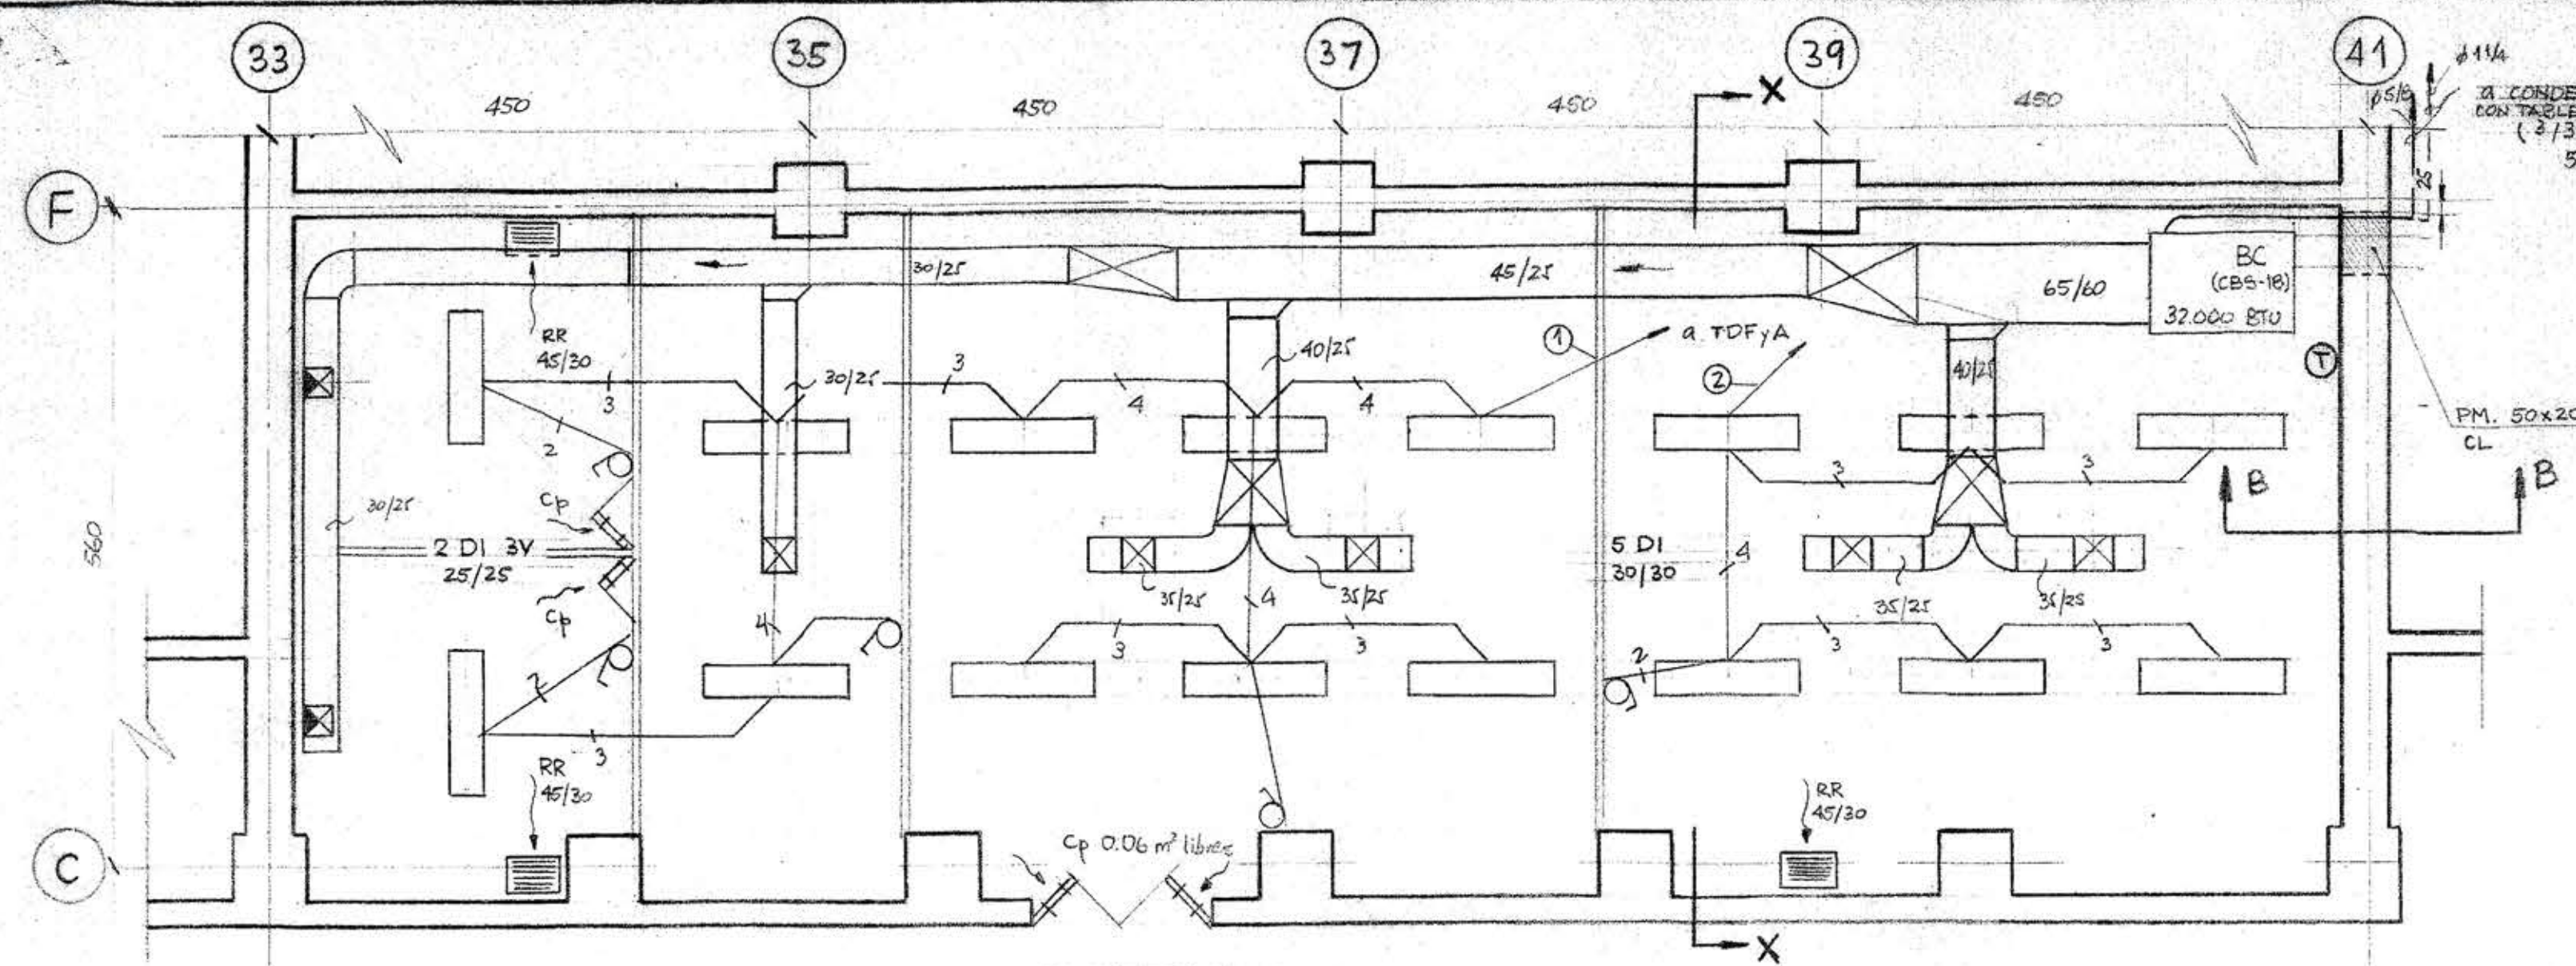


PLANTA
SISTEMAS: CLIMATIZACION - ILUMINACION

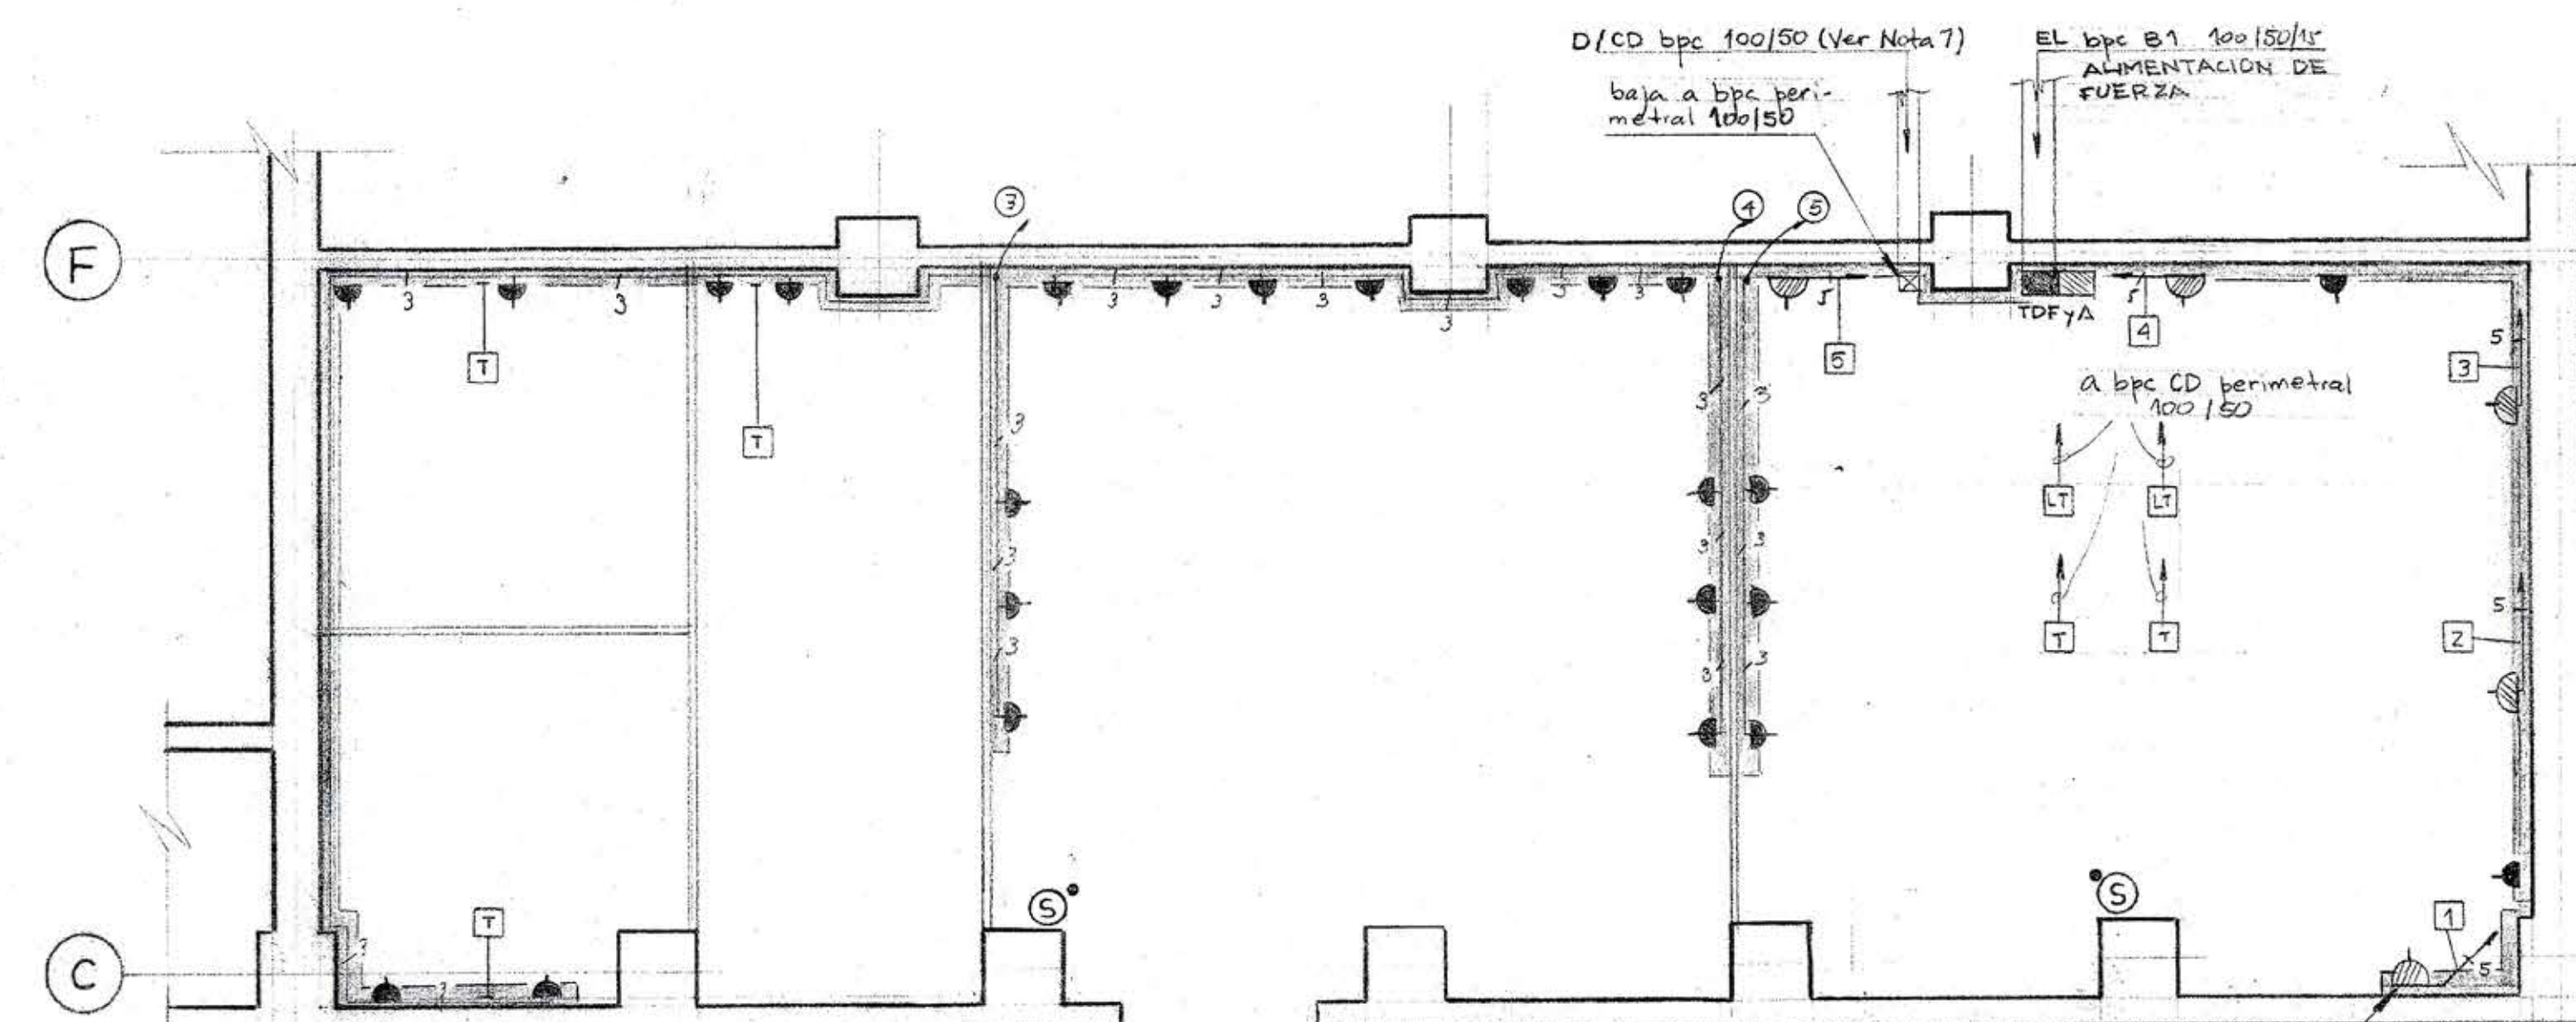

PLANTA
SISTEMAS: INST. ELECT - COMUNICACIONES
PREV. DE INCENDIO

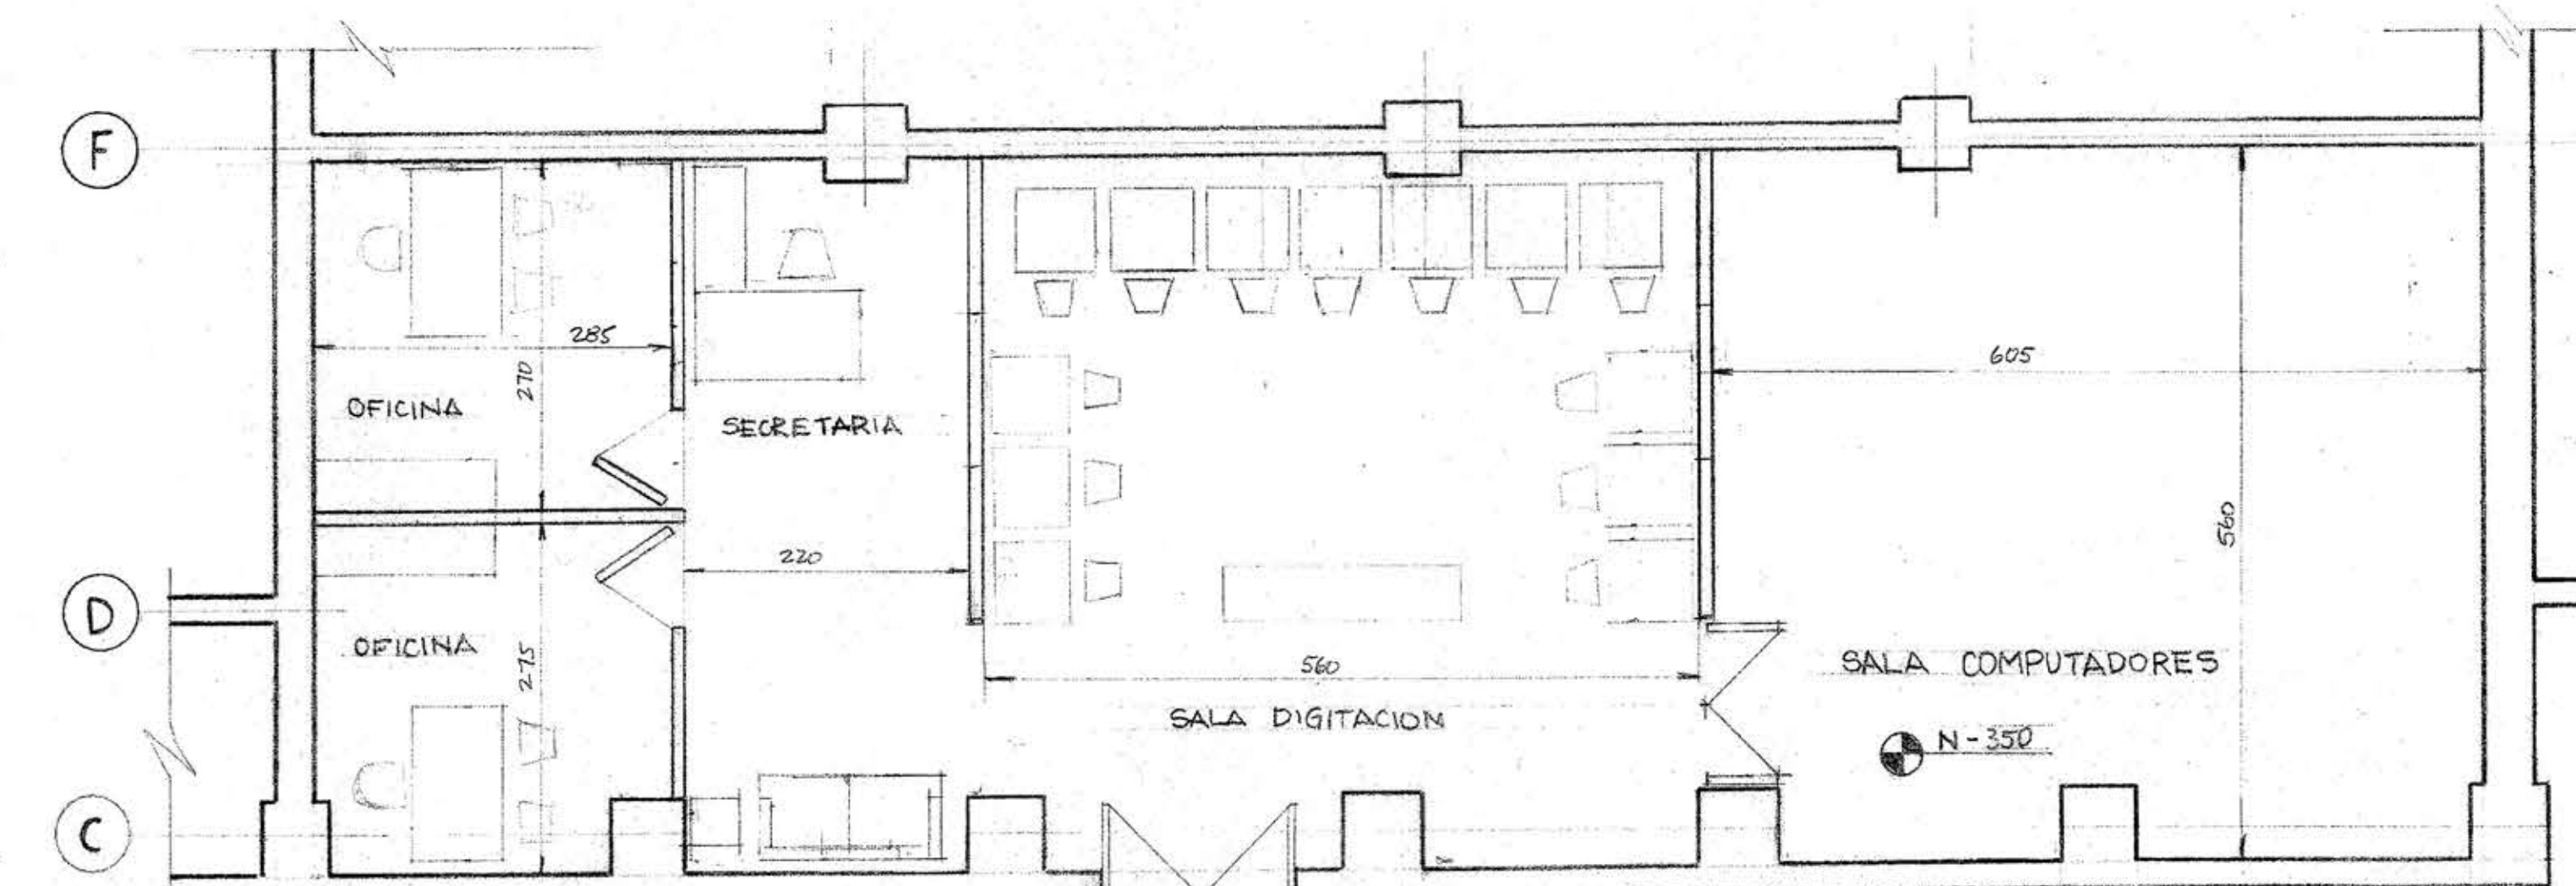

PLANTA
ARQUITECTURA

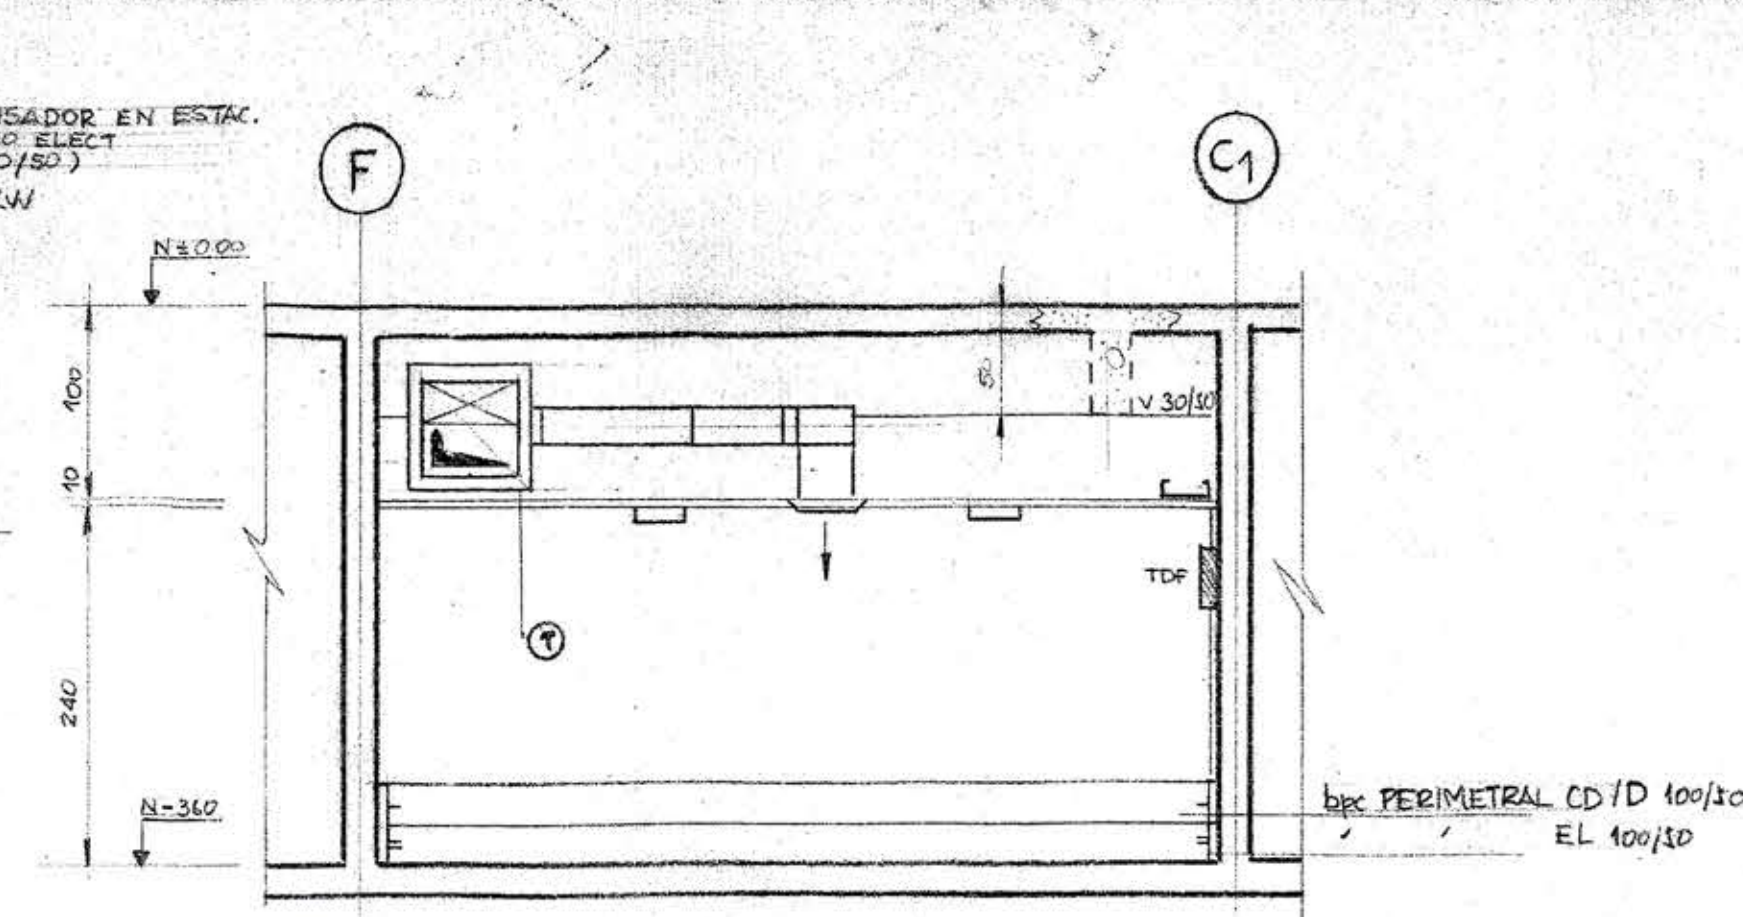

CROQUIS DE UBICACION

SIMBOLOGIA

- ☐ DIFUSOR 3V
- ☐ DIFUSOR
- ☐ REJILLA RETORNO
- ⊕ ENCHUFE TRIFASICO
- ⊙ EXTINTOR
- ☐ EQUIPO FLUORESCENTE (3x36 w)
- ⊕ ENCHUFE SIMPLE
- CL CLIMATIZACION
- I ILUMINACION
- EL INST. ELECTRICA
- CD/D COMUNICACIONES / DATA
- S PREV. DE INCENDIO
- ☎ TELEFONO / LINEA TELEFONICA

NOTAS

1. CROQUIS INFORMATIVO NO APTO PARA CONSTRUCCION
2. CADA INSTALADOR DEBERA DESARROLLAR EL DETALLE DE SU RESPECTIVO SISTEMA, RESPETANDO LOS TRAZADOS INDICADOS.
3. INSTALACION PROVISORIA PARA SER UTILIZADA APROX. 6 MESES. ESTAS DEBEN SER EJECUTADAS CON SUFICIENTE FLEXIBILIDAD PARA LA ADAPTACION DEL USUARIO.
4. LAS ESPECIFICACIONES SON ORIENTACION Y ATIENDEN A REQUISITOS MINIMOS DEL USUARIO, PUDIENDO MODIFICARSE DEACUERDO A LA DISPONIBILIDAD DE OBRAS.
5. CONEXIONES DE COMPUTADOR A SER DEFINIDO POR LOS USUARIOS
6. ESPECIFICACIONES DE MATERIALES DE INSTALACIONES CONFORME PROYECTO GENERAL RESPECTIVO. S.I.C.
7. PROVEER 2 LINEAS CABLE COAXIAL A SECRETARIA SENADO Y DIPUTADO PARA DATA.

PLANOS DE REFERENCIAS

ESQUEMA UNILINEAL 5/N
ARQUITECTURA ARG. 013-R02

0 100 200 300 (cm)
ESCALA 1:50

* ESPECIFICACIONES SISTEMAS

- PREV. DE INCENDIO.
EXTINTOR "HALON 1211" de 9 Lb de CAPACIDAD 1A 10 BC.
- CLIMATIZACION.
1. BOMBA DE CALOR 32.000 BTU DE CAP. CONDENSADOR REMOTO.
2. DUCTOS CHAPA GALV. AISLADOS, DIFUSORES Y GRELLAS CON TEMPLADORES
- INST. ELECTRICA Y COMUNICACIONES.
1. EQUIPOS FLUORESCENTES DE 3 x 36 WATTS
2. LA CANALIZACION SE EFECTUA EN PVC CONDUIT DE 1/2" Ø, CAJAS TICO Y ALAMBRE NYA DE 1.5 mm² DE SECCION
3. LA TUBERIA SE AFIANZARA A LA LOZA CONVENIENTEMENTE. LAS BAJADAS DESDE CAJAS DE DISTRIBUCION A LAMPARA SE EFECTUARA EN CABLE SYT #16
4. LOS ARTEFACTOS A INSTALAR SERAN "MAGIC TICO" ART. 5001 CON TAPA ANODIZADA
5. LAS BPC SERAN "LEGRAND" 100x50 mm ART. 30038 (EL-CD)
6. LOS ENCHUFES SERAN "MAGIC TICO" ART. 5112. SE MONTARAN SOBRE BPC EN CAJAS TIPO "CHUQUI" SOBREPUESTA
7. EL ALAMBRE DE LOS CIRCUITOS DE ENCHUFES SE EFECTUARA EN ALAMBRE NYA DE 2.5 mm²
8. LAS CONEXIONES SE EFECTUARAN CON CONECTORES CONICOS TIPO 3M¹
9. CIRCUITOS TRIFASICOS SE ALAMBRARAN CON 5 x 2.5 mm² NYA
10. ALIMENTACION TDF Y A. SERA CON BPC METALICA 100/50/15/2 mm Y ALAMBRE THW Ø.37 mm²
11. SE CONTEMPLARA ARRANQUE PARA CONDENSADOR DE CLIMATIZACION. CANALIZACION EN T.A. Ø 3/4" Y ALAMBRE NYA DE 2.5 mm² (VER DETALLE 1) SE DEJARA UN TDF CONSISTENTE EN DISYUNTOR DE 3x16 A.

* ESPECIFICACIONES ARQUITECTURA

PANEL DIVISORIO GALAZ

1. PARA OFICINAS SERA PANEL DE MADERA ENCHAPADO DE EUCALIPTO (MODULO 0.80 cm) DE PISO A CIELO Y PUERTA CON CELOSIA DE MADERA EN PUERTA ACCESO Y OFICINAS.
2. PARA SALA DE COMPUTADOR SERA PANEL CON MODULO 1.20 m, ALTURA PISO A CIELO. PUERTA DOBLE VIDRIADA.
3. CIELO TIPO CELOTEX
4. PISO ALFOMBRADO EN OFICINAS, SECRETARIA Y SALA DE DIGITACION.
5. ZONA COMPUTACION PISO SERA DE PLANCHAS DE MADERA TERCIADE (TERMINACION ENCERADO) O ALTERNATIVA SIMILAR.

Nº	REVISIONES	FECHA	Vº/Bº
1			
2			
3			
4			
5			
6			
7			
8			
9			
10			

PROY. CLIMAT. DINAIR Ltda. PROY. ELECTRICO COMISION. INST. A

PROY. R. PLAN. VISTO: G.C.S. Nº ECN1005-CR 0

FECHA: Feb 198